
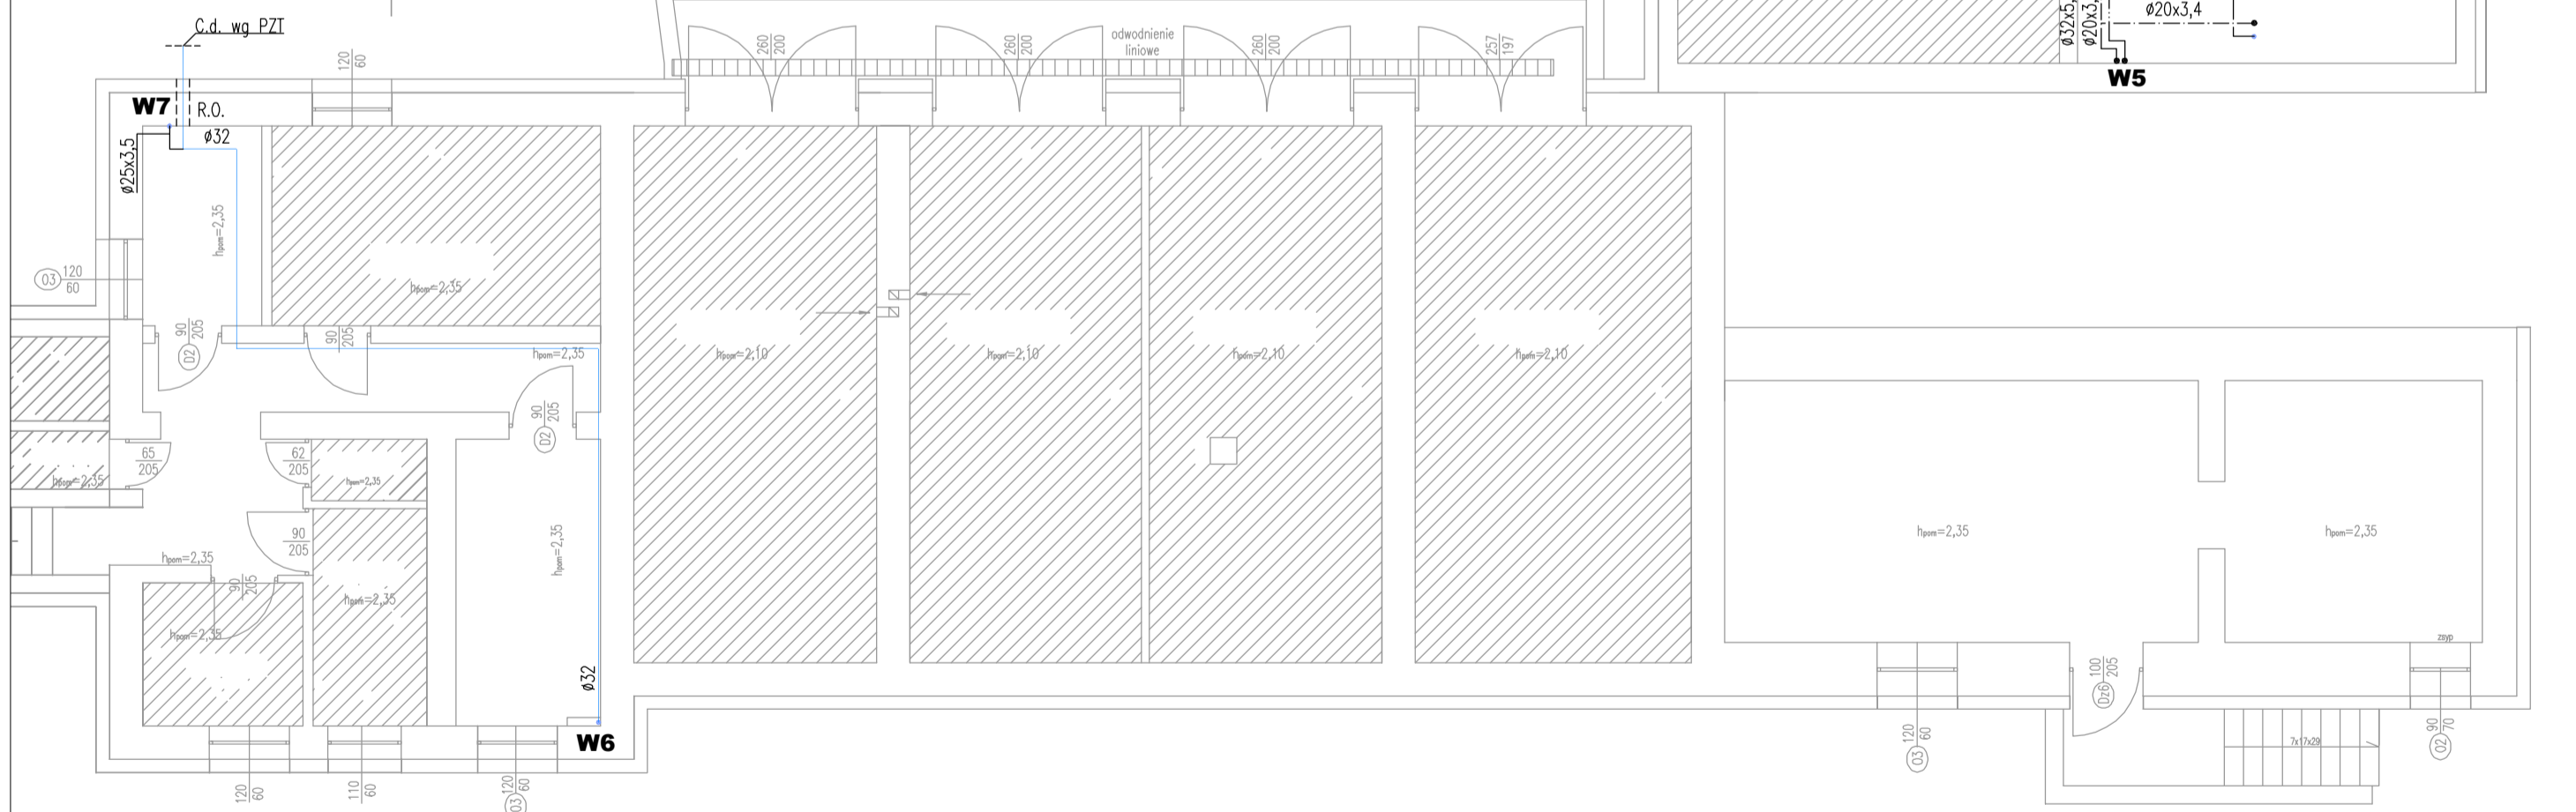
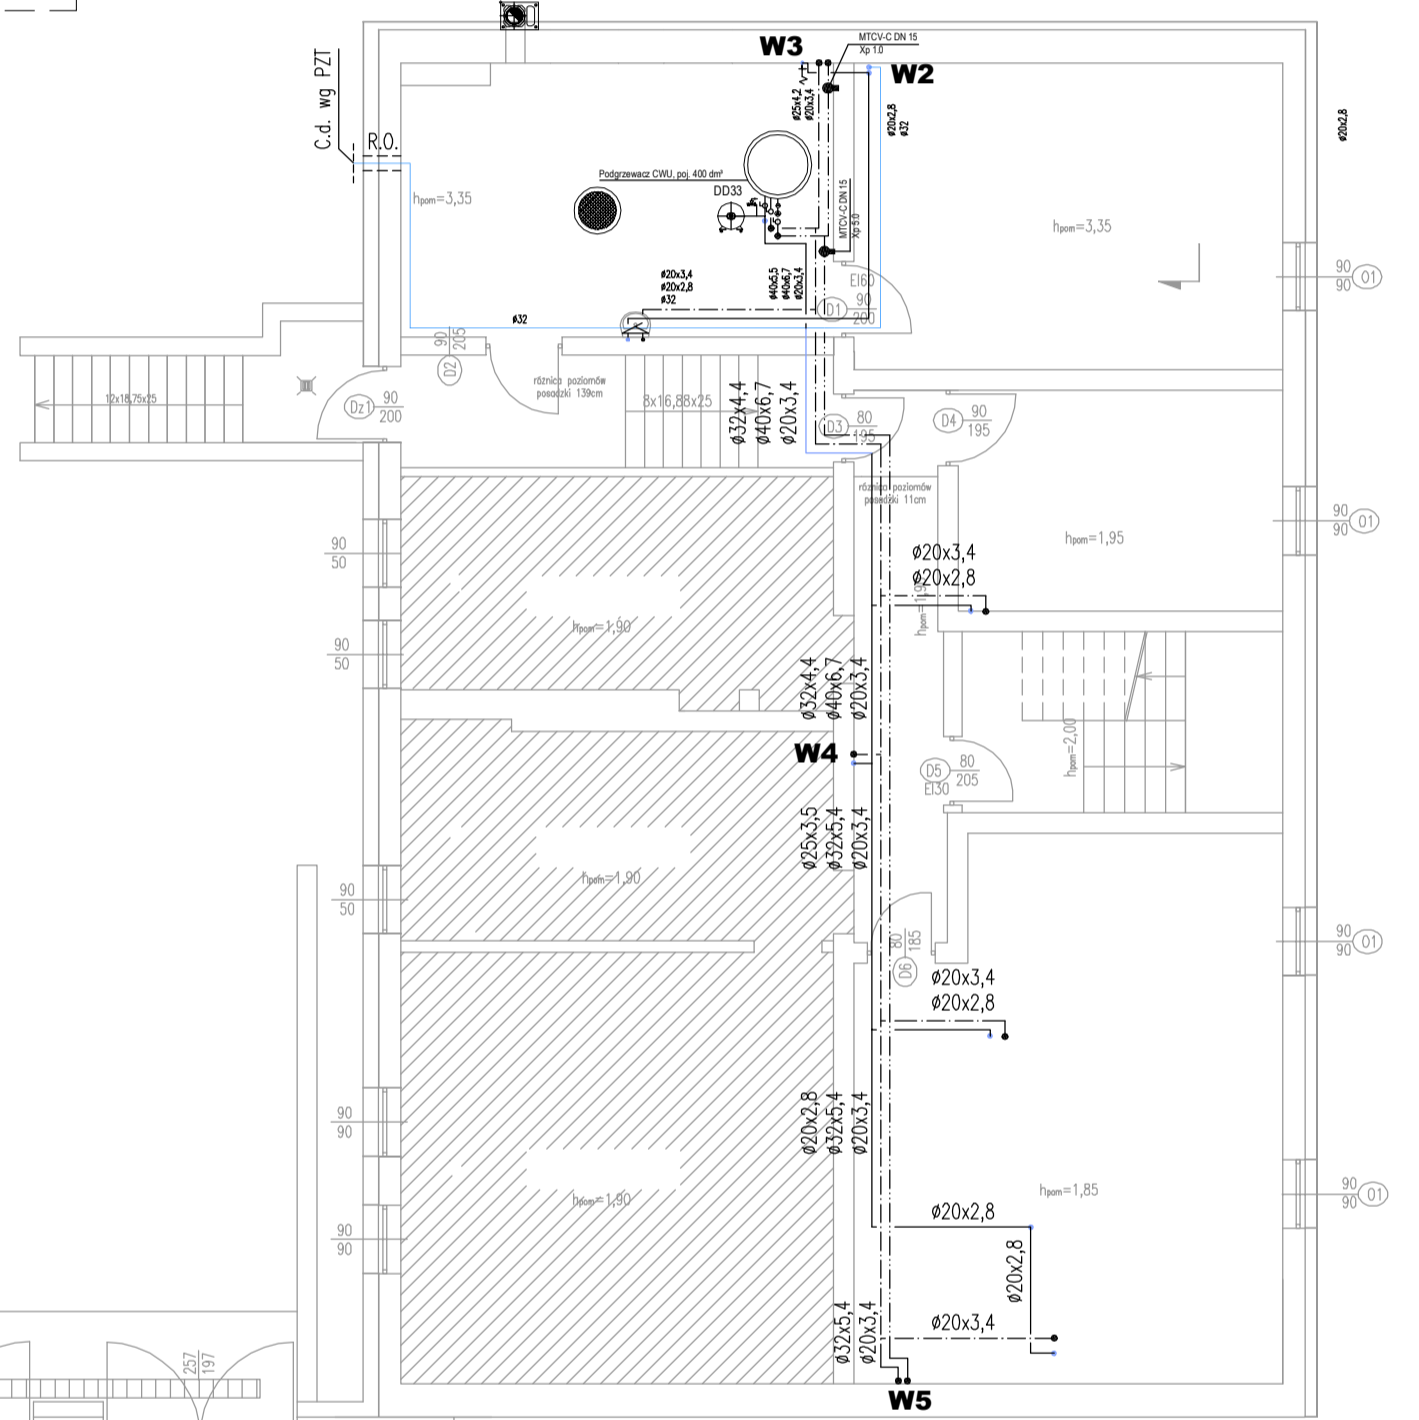
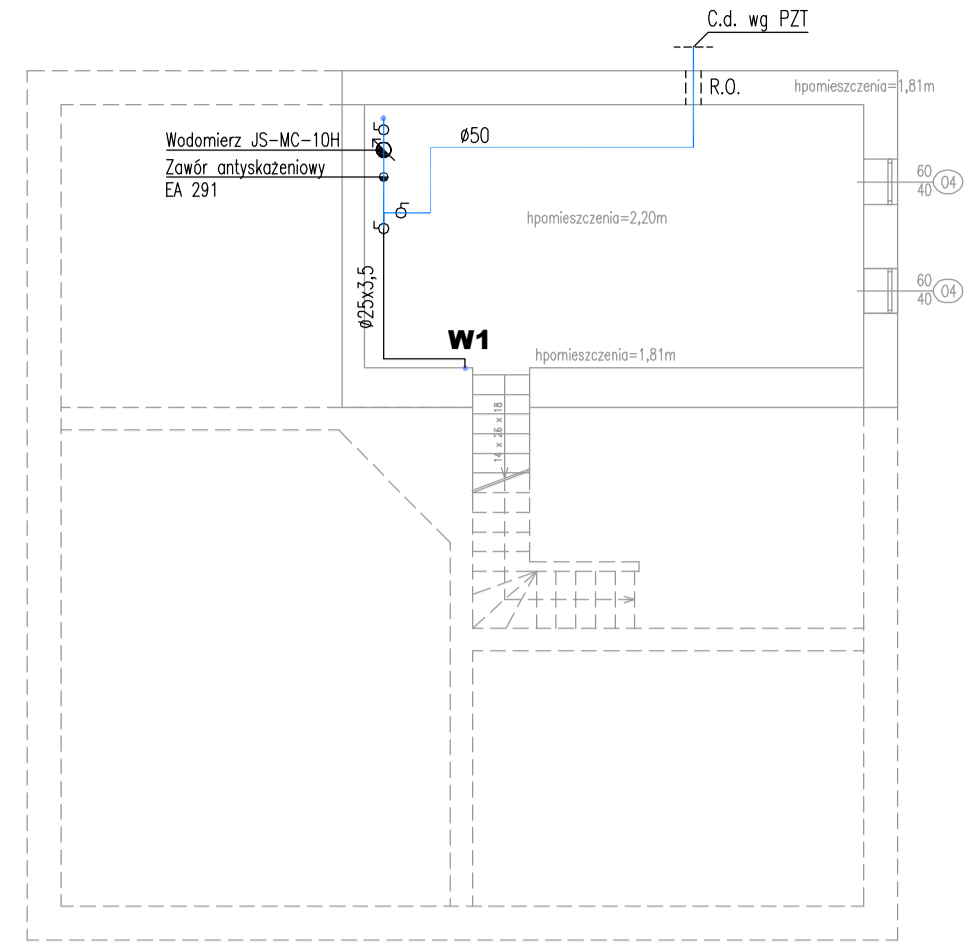


KOTŁOWNIA SKALA 1:50

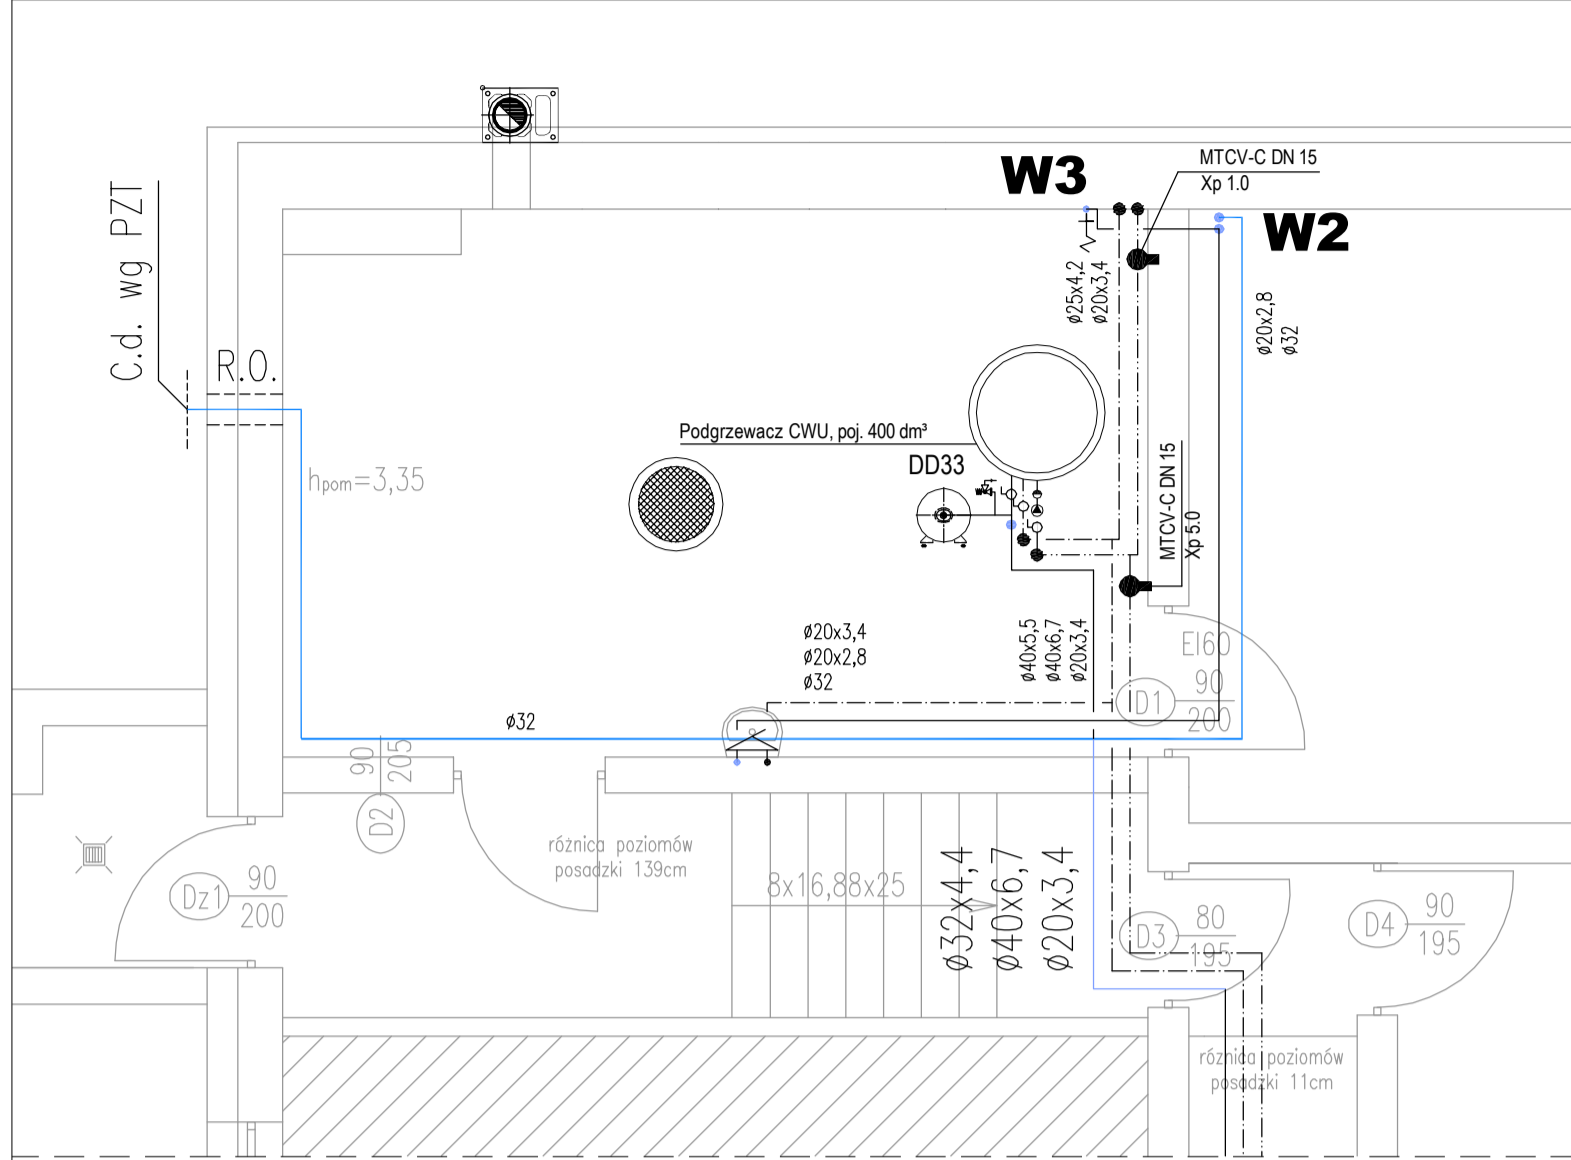

Oznaczenia

- Woda zimna
- - - Woda ciepła
- Woda cyrkulacji
- Instalacja p.poż. rury ocynkowane
- R.O. Rura ochronna stalowa DN100
- +3,10 Rzędna rury

PRZEWODY:

- Przewody rozpraszające wody zimnej wykonac z rur Bor Plus PP PN 16
- Przewody rozpraszające wody ciepłej i cyrkulacji wykonac z rur Bor Plus PP PN 20
- Przewody przy wodomierzu wykonac z rur ocynkowanych

UWAGA!

Na zaworach ze złączką do węża zamontować zawór antyskażeniowy typ HA

OPRACOWANIE CHRONIONE PRAWEM AUTORSKIM. ZMIANY LUB KOPLOWANIE WYMAGAJĄ PISEMNEJ ZGODY AUTORÓW PROJEKTU.

PRACOWNIA PROJEKTOWA EMIPROJEKT			
EWA NIERYCHLEWSKA-LULA, UL. KLASZTORNA 24, 87-630 SKEPE TEL. 505 018 887			
OBIEKT	Przedszkole Publiczne		
INWESTOR	Miasto i Gmina Skepe, ul. Kościelna 2, 87-630 Skepe		
ADRES OBIEKTU	Wioska, 87-630 Skepe, dz. nr 33/8, 33/19, 33/9, 33/11, 33/22, obr. Wioska		
BRANŻA	SANITARNA		
TEMAT RYSUNKU	Rzut piwnicy - Instalacja wody.		
SKALA RYS.	1:100	NR RYS.	1 WK
DATA	09.2016	upr. bud.	PODPIS
PROJEKTOWAŁ:	mgr inż. Paweł Krasieński	KUP/0057/POOS/12	