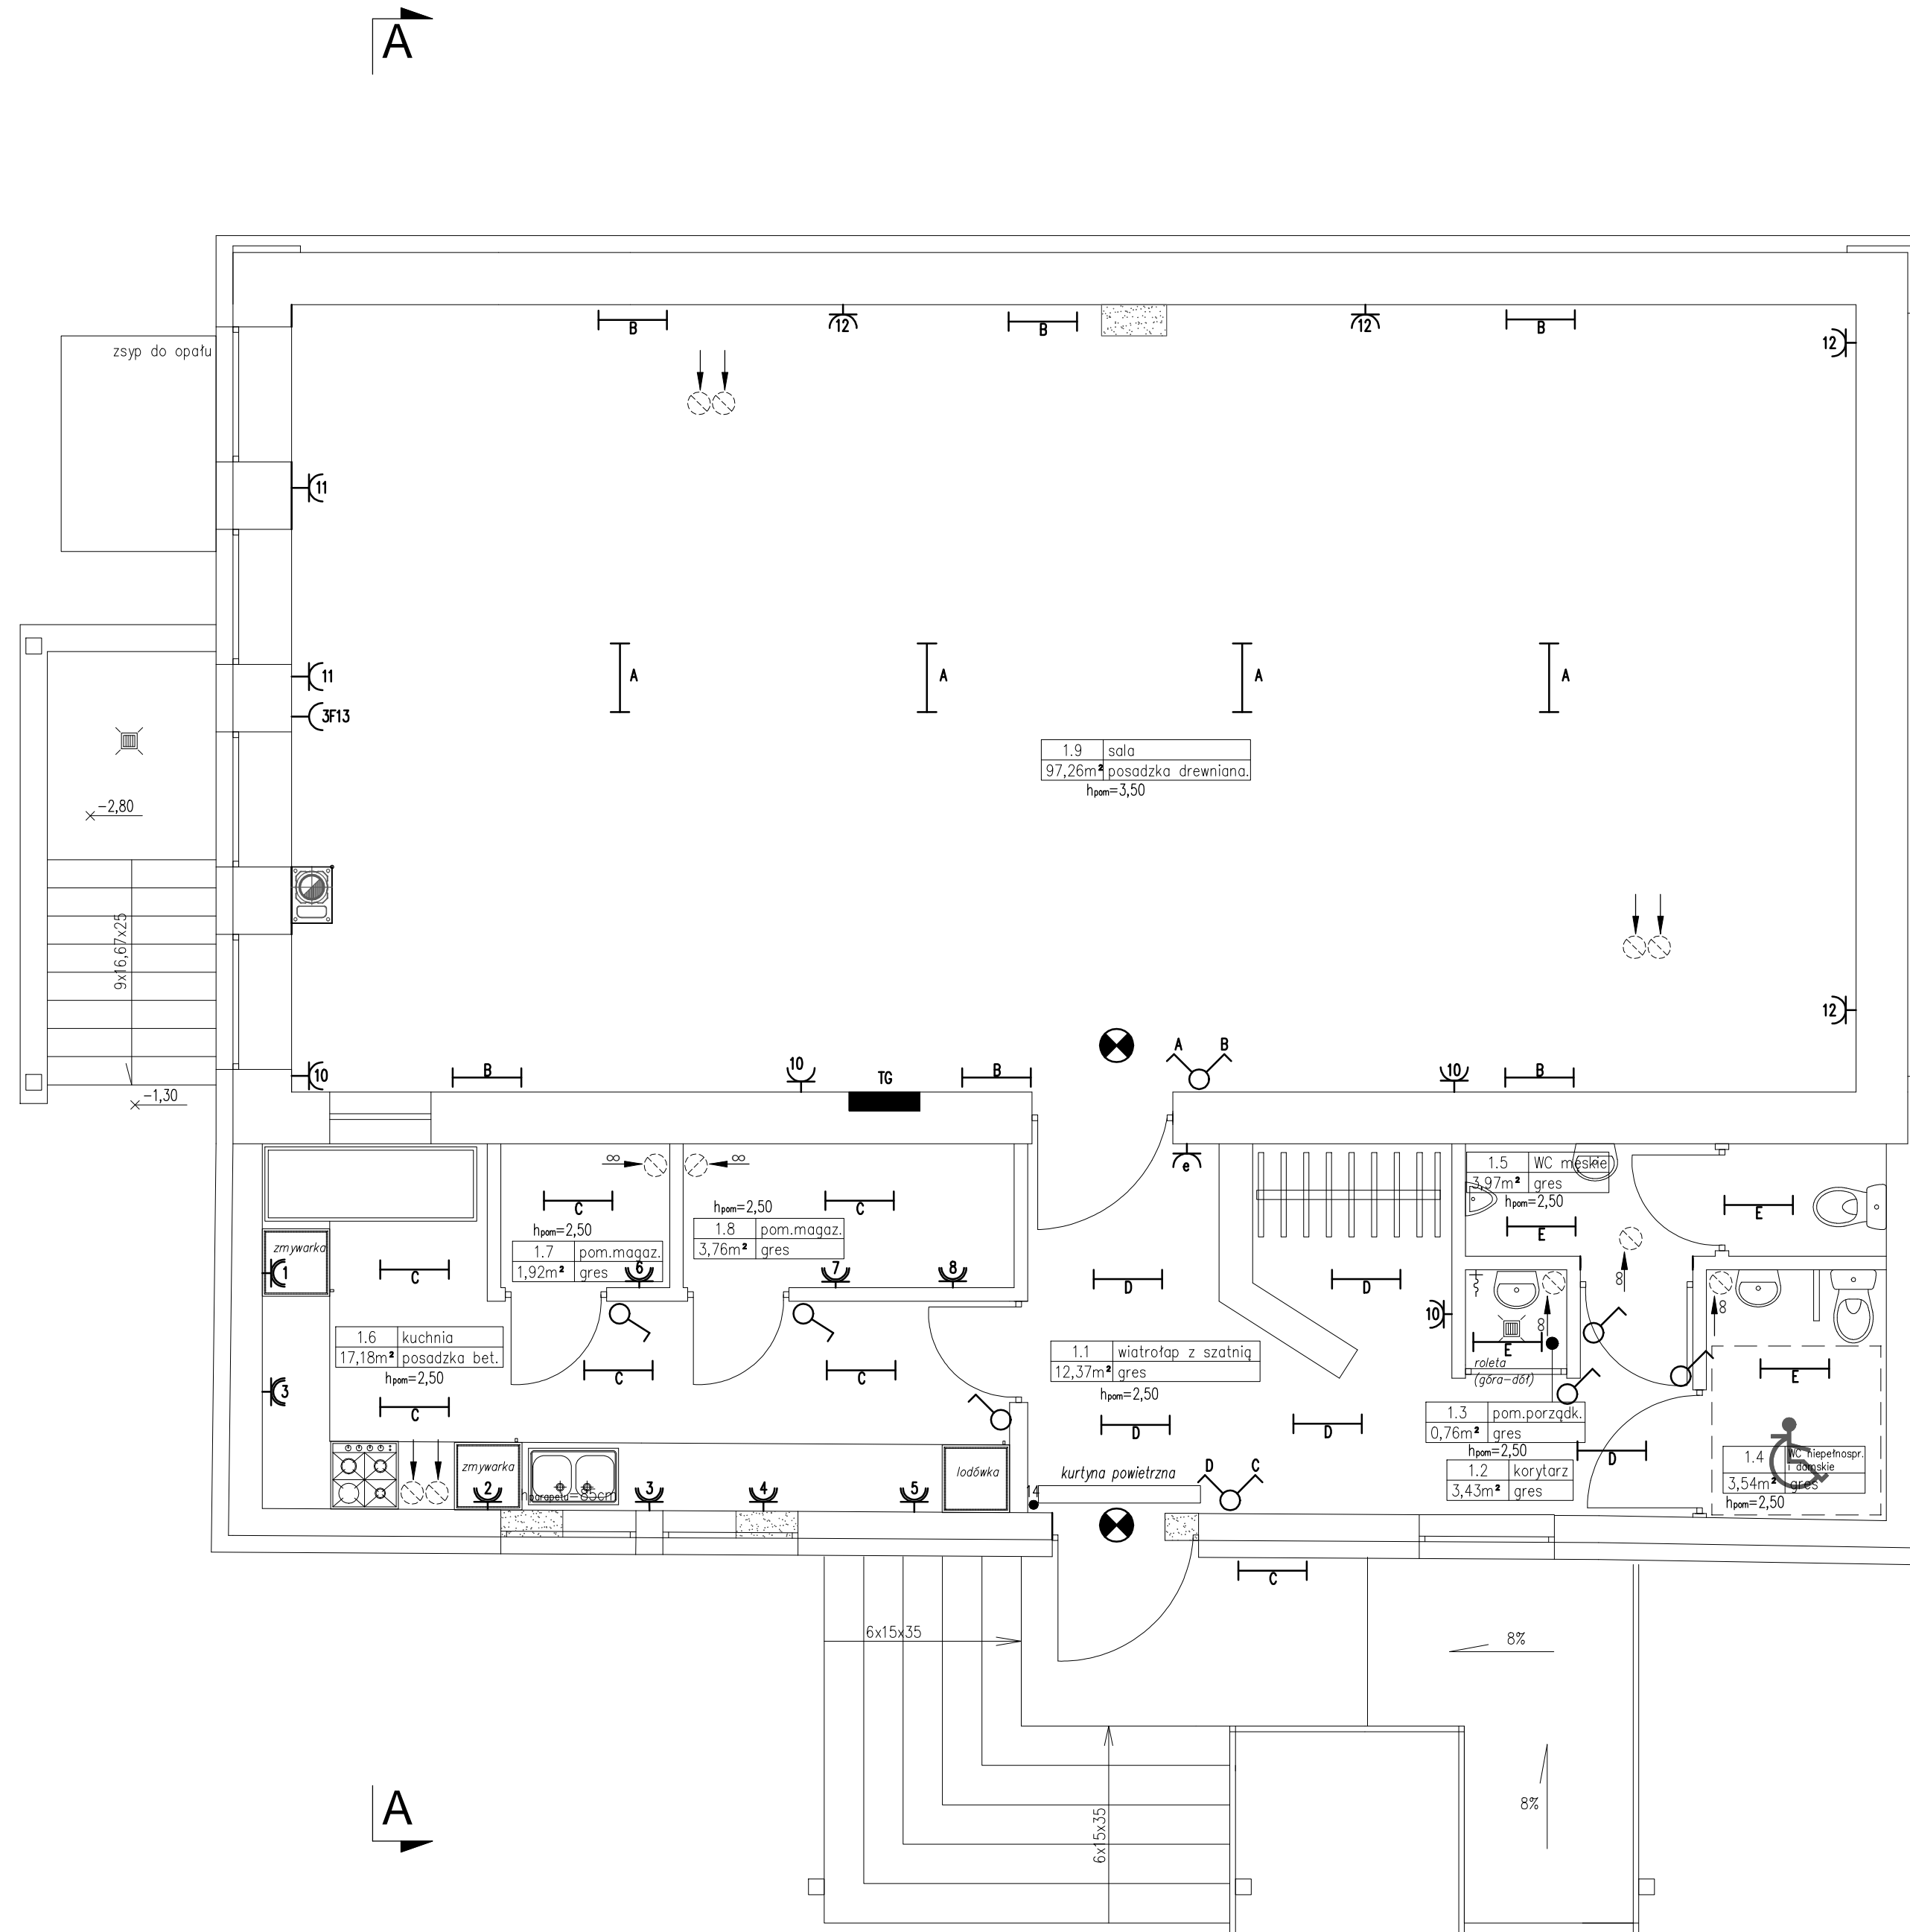
 
 
 

 
 






RZUT PRZYZIEMIA

skala 1:50



LEGENDA

-  OPRAWA LED OLJ311715830
ECOPACK LED 18W
-  OPRAWA LED OLJ311738830
ECOPACK LED 46W
-  OPRAWA LED OLS6297LE840
LUMILINE IP65 35W
-  OPRAWA LED OLJ311715830
ECOPACK LED 18W
-  OPRAWA LED OLS529L21830
POWERBRICK 800 IP65 21W
-  WŁĄCZNIK W/T 10A
-  PODWÓJNE GNIAZDO
HERMETYCZNE PODWÓJNE 16A
-  GNIAZDA W/T PODWÓJNE 2/B
16A
-  OPRAWA 15W OŚWIETLENIA
EWAKACYJNEGO
-  TABLICA TG WTYNKOWA SN
MODUŁOWA II KLASY OCHRONY
DO 63A IP63

SYSTEM OCHRONY TN-S

OPRACOWANIE CHRONIONE PRAWEM AUTORSKIM. ZMIANY LUB KOPIOWANIE WYMAGAJĄ PISEMNEJ ZGODY AUTORÓW PROJEKTU.

PRACOWNIA PROJEKTOWA
EM PROJEKT

EWA NIERYCHLEWSKA-LULA, UL. KLASZTORNA 24, 87-630 SKĘPE
TEL. 505 018 687

OBIEKT	Przebudowa świetlicy wiejskiej		
INWESTOR	Miasto i Gmina Skępe, ul. Kościelna 2, 87-630 Skępe		
ADRES OBIEKTU	Żuchowo, 87-630 Skępe, dz. nr 193 obr. Żuchowo		
BRANŻA	Elektryka - stan projektowany		
TEMAT RYSUNKU	Rzut parteru-schemat montażowy		
SKALA RYS.	1:100	NR RYS.	E2
DATA	10.2016	PODPIS	
PROJEKTOWAŁ	Stanisław Stasińczek nr upr. UAN-N-V177/TO/85-86 specjalność instalacje elektryczne		