

MAPA DO CELÓW PROJEKTOWYCH

Skala 1:500

województwo kujawsko-pomorskie
powiat lipnowski
gmina Skepe 040807_5
obręb Wólka 0014

dz. nr 1617
sekcja 6.188.33.06.14
GG.6640.2.1268.2015 89/9
Układ współrzędnych 2000
Poziom odniesienia Kronsztadt 60

Mapa do celów projektowych

Mapa aktualna w oznaczonym zakresie na dzień 19.08.2015r.

Nie ma potrzeby przeprowadzania badania słuszności gruntowej

Lipno, dnia 17.11.2015 r.

wykonawca:

Nie wyklucza się istnienia urządzeń podziemnych ułożonych w terenie, lecz niezgłoszonych do inwentaryzacji geodezyjnej.

GEO-PROJEKT
Usługi Geodezyjne
Dariusz Kowalczyk
Olszowa 4, 87-800 Lipno
tel. 611 808 087
NP 466-032-82-82, R:341619703

GEODETA
D. Kowalczyk
inż. Dariusz Kowalczyk

GEODETA UPRAWNIONY
L. Murawski
inż. Leszek Murawski
nr upr. GUGIK 22616

PROJEKT ZAGOSPODAROWANIA TERENU

SKALA 1_500

LEGENDA


A-C

- RSP RUROCIĄG SPUSTOWY I PRZELEWOWY
- RS RUROCIĄG SSAWNY
- RT RUROCIĄG TŁOCZNY
- ZRZUT POPLUCZYN
- PROJEKTOWANE OGRODZENIE
- ZAZNACZONY TEREN WYBRUKOWAC
- ISTNIEJĄCE URZĄDZENIA I RUROCIĄGI DO LIKWIDACJI

Poswiadcza się, że niniejszy dokument został opracowany w wyniku prac geodezyjnych i kartograficznych, których rezultaty zawiera operat techniczny wpisany do ewidencji materiałów państwowego zasobu geodezyjnego i kartograficznego

Organ prowadzący państwowy zasób geodezyjny i kartograficzny	STAROSTA LIPNOWSKI
Identyfikator ewidencji, materiału zasobu państwowego	P 0408.2015.1655
Data wpisania operatu technicznego do ewidencji materiałów państwowych	18.11.2015 Z UD. STAROSTY
Imię, nazwisko i podpis osoby reprezentującej organ	mgr inż. Piotr Ciesielski

mgr inż. Piotr Ciesielski
Kierownik Powiatowego Ośrodka Dokumentacji Geodezyjnej i Kartograficznej w Lipnie

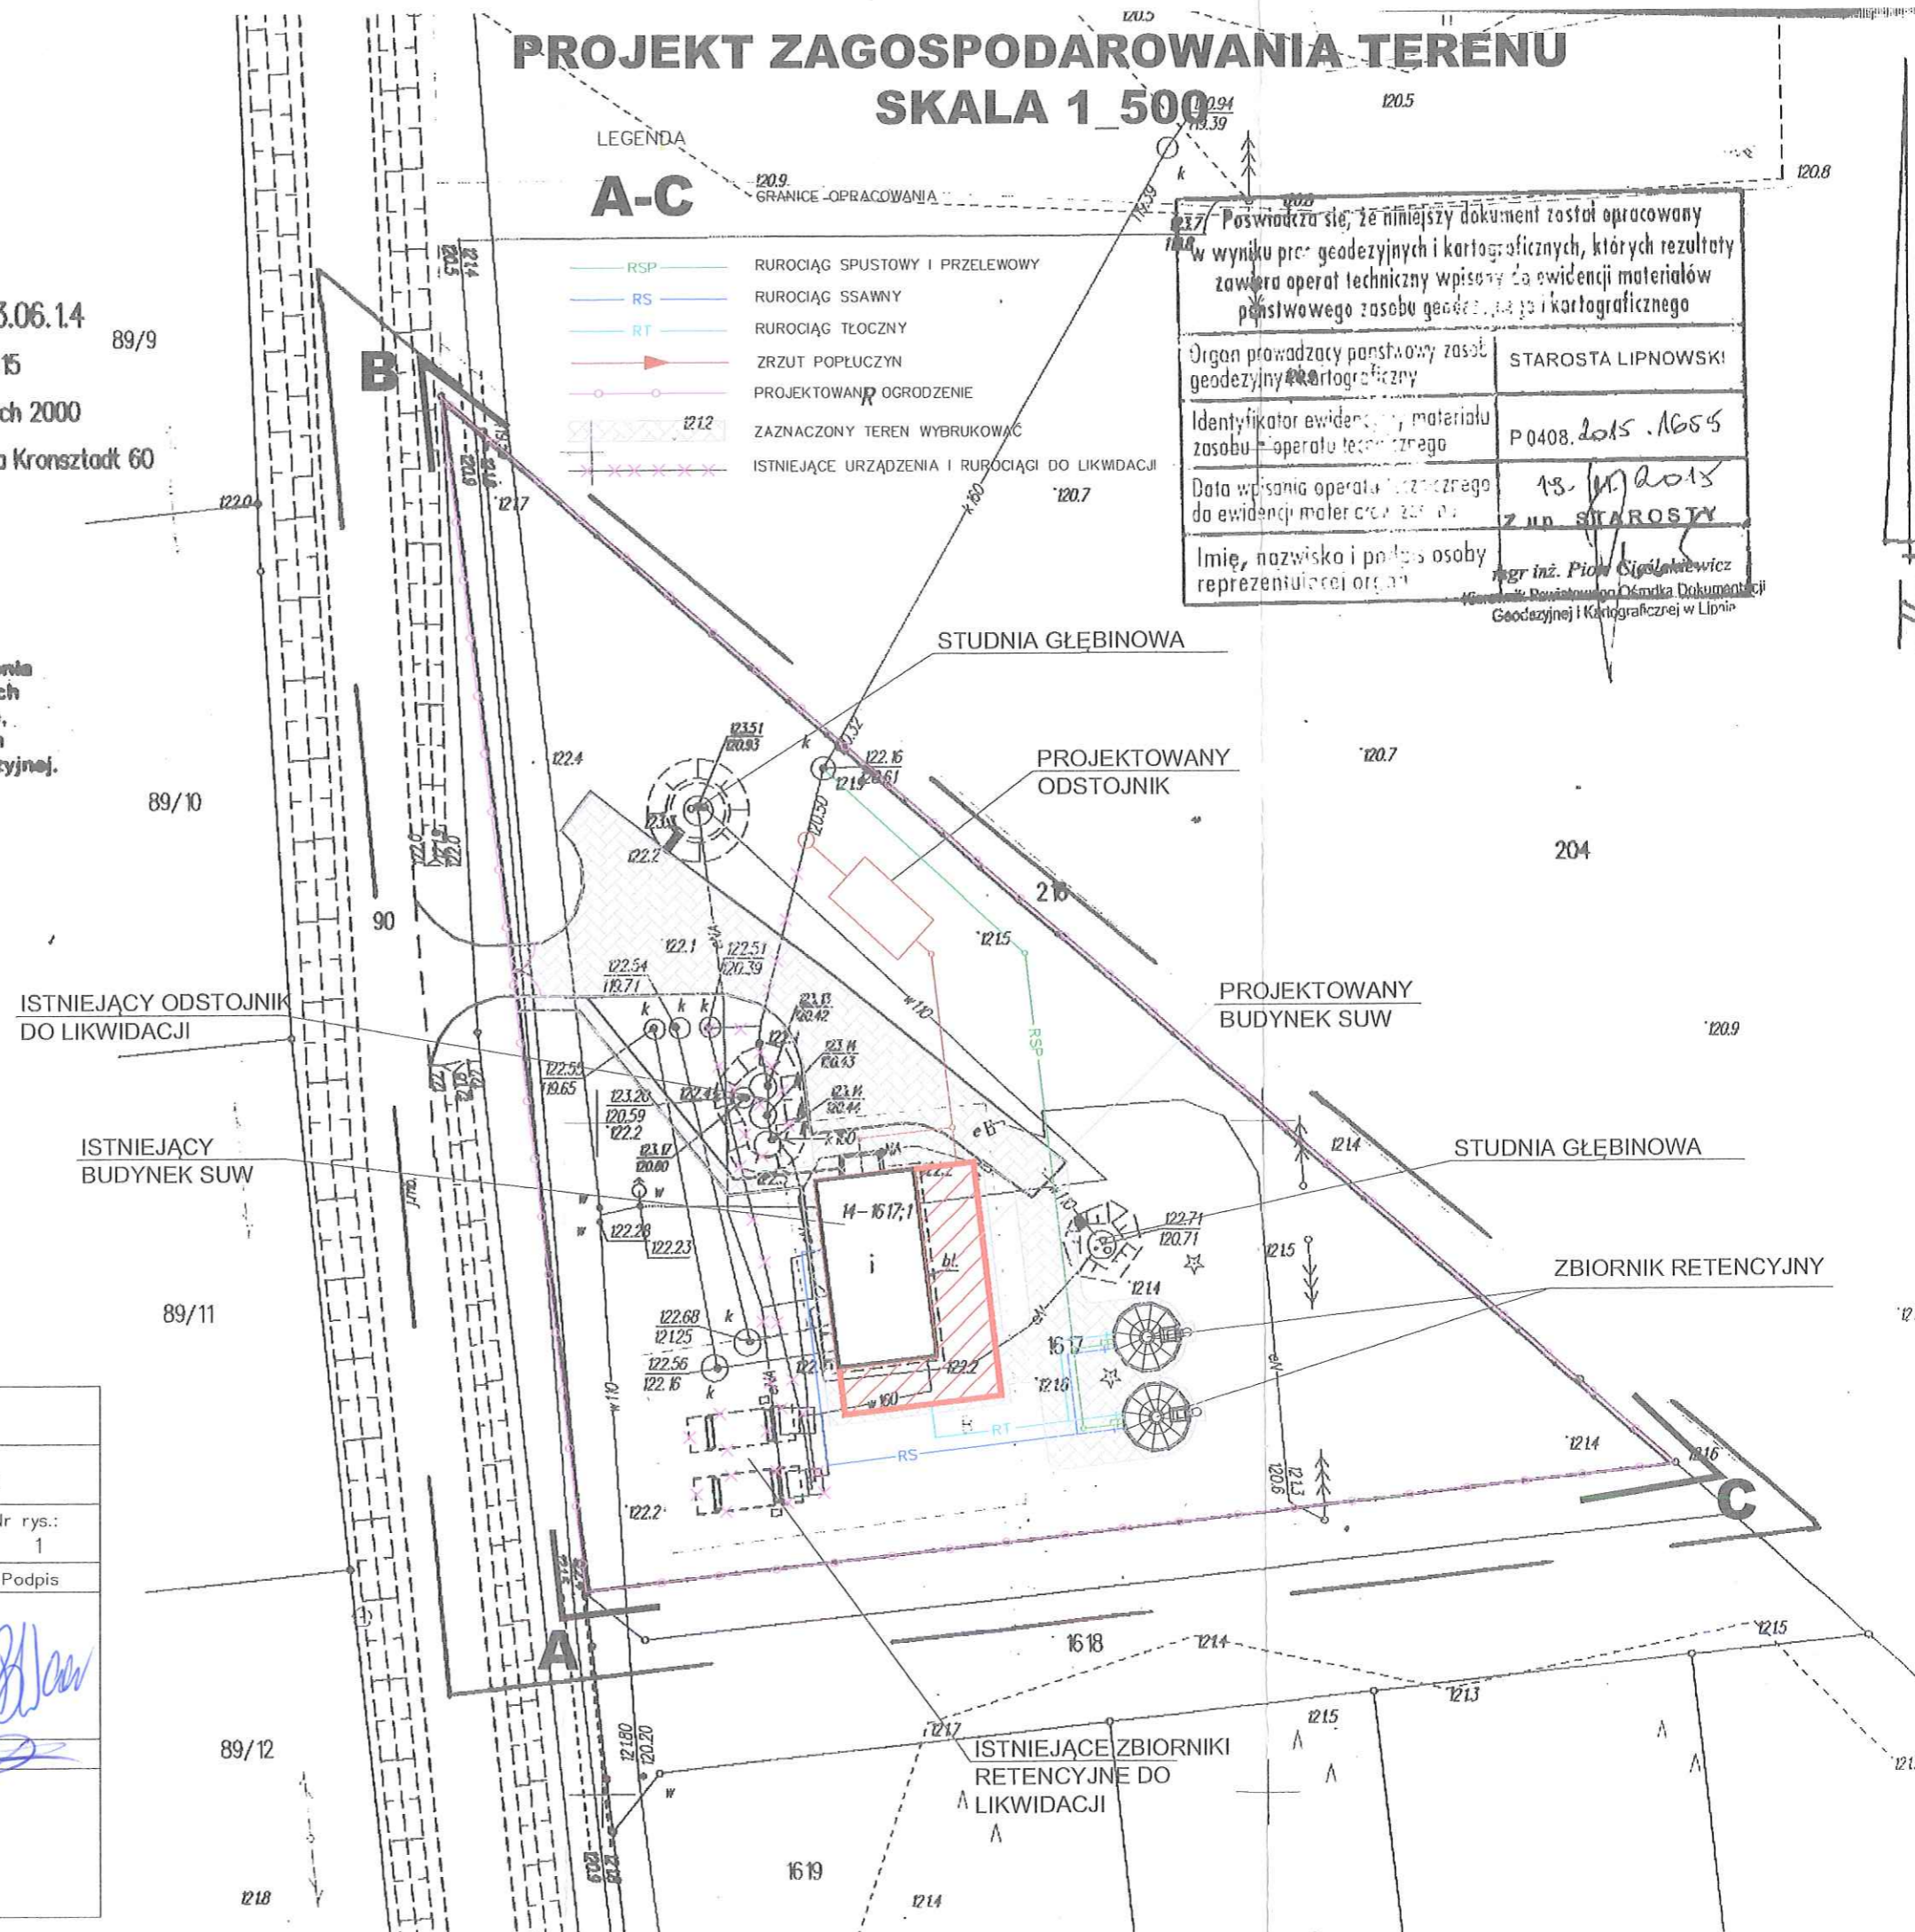

Inwestor: GMINA SKĘPE ul. KOŚCIELNA 2, 87-630 SKĘPE				
Jednostka autorska: WIMEX, ul. Albatrosowa 11, 85-436 Bydgoszcz				
Objekt: STACJA UZDATNIANIA WODY W MIEJSCOWOŚCI WÓLKA	Faza: P.B.	Skala: 1:100/500	Branża: Wod-Kan	Nr rys.: 1
	Autor: Barbara Wargin Uprawnienia budowlane do projektowania instalacji i urządzeń sanitarnych upr.nr 196/72 Bg			Podpis: <i>[Signature]</i>
Treść rys.: PROJEKT ZAGOSPODAROWANIA TERENU	Opracował: inż. Rafał Detmer	Podpis: <i>[Signature]</i>		
	Sprawdził: mgr inż. Adam Gowiński upr. bud. UAN-IV/8346/80/10/88 specjalność instalacyjno inżynierska w zakresie sieci i instalacji sanitarnych	Podpis: <i>[Signature]</i>		
Data: 01.02.2016				