


STAN PROJEKTOWANY - RZUT PRZYZIEMIA  
skala 1:100

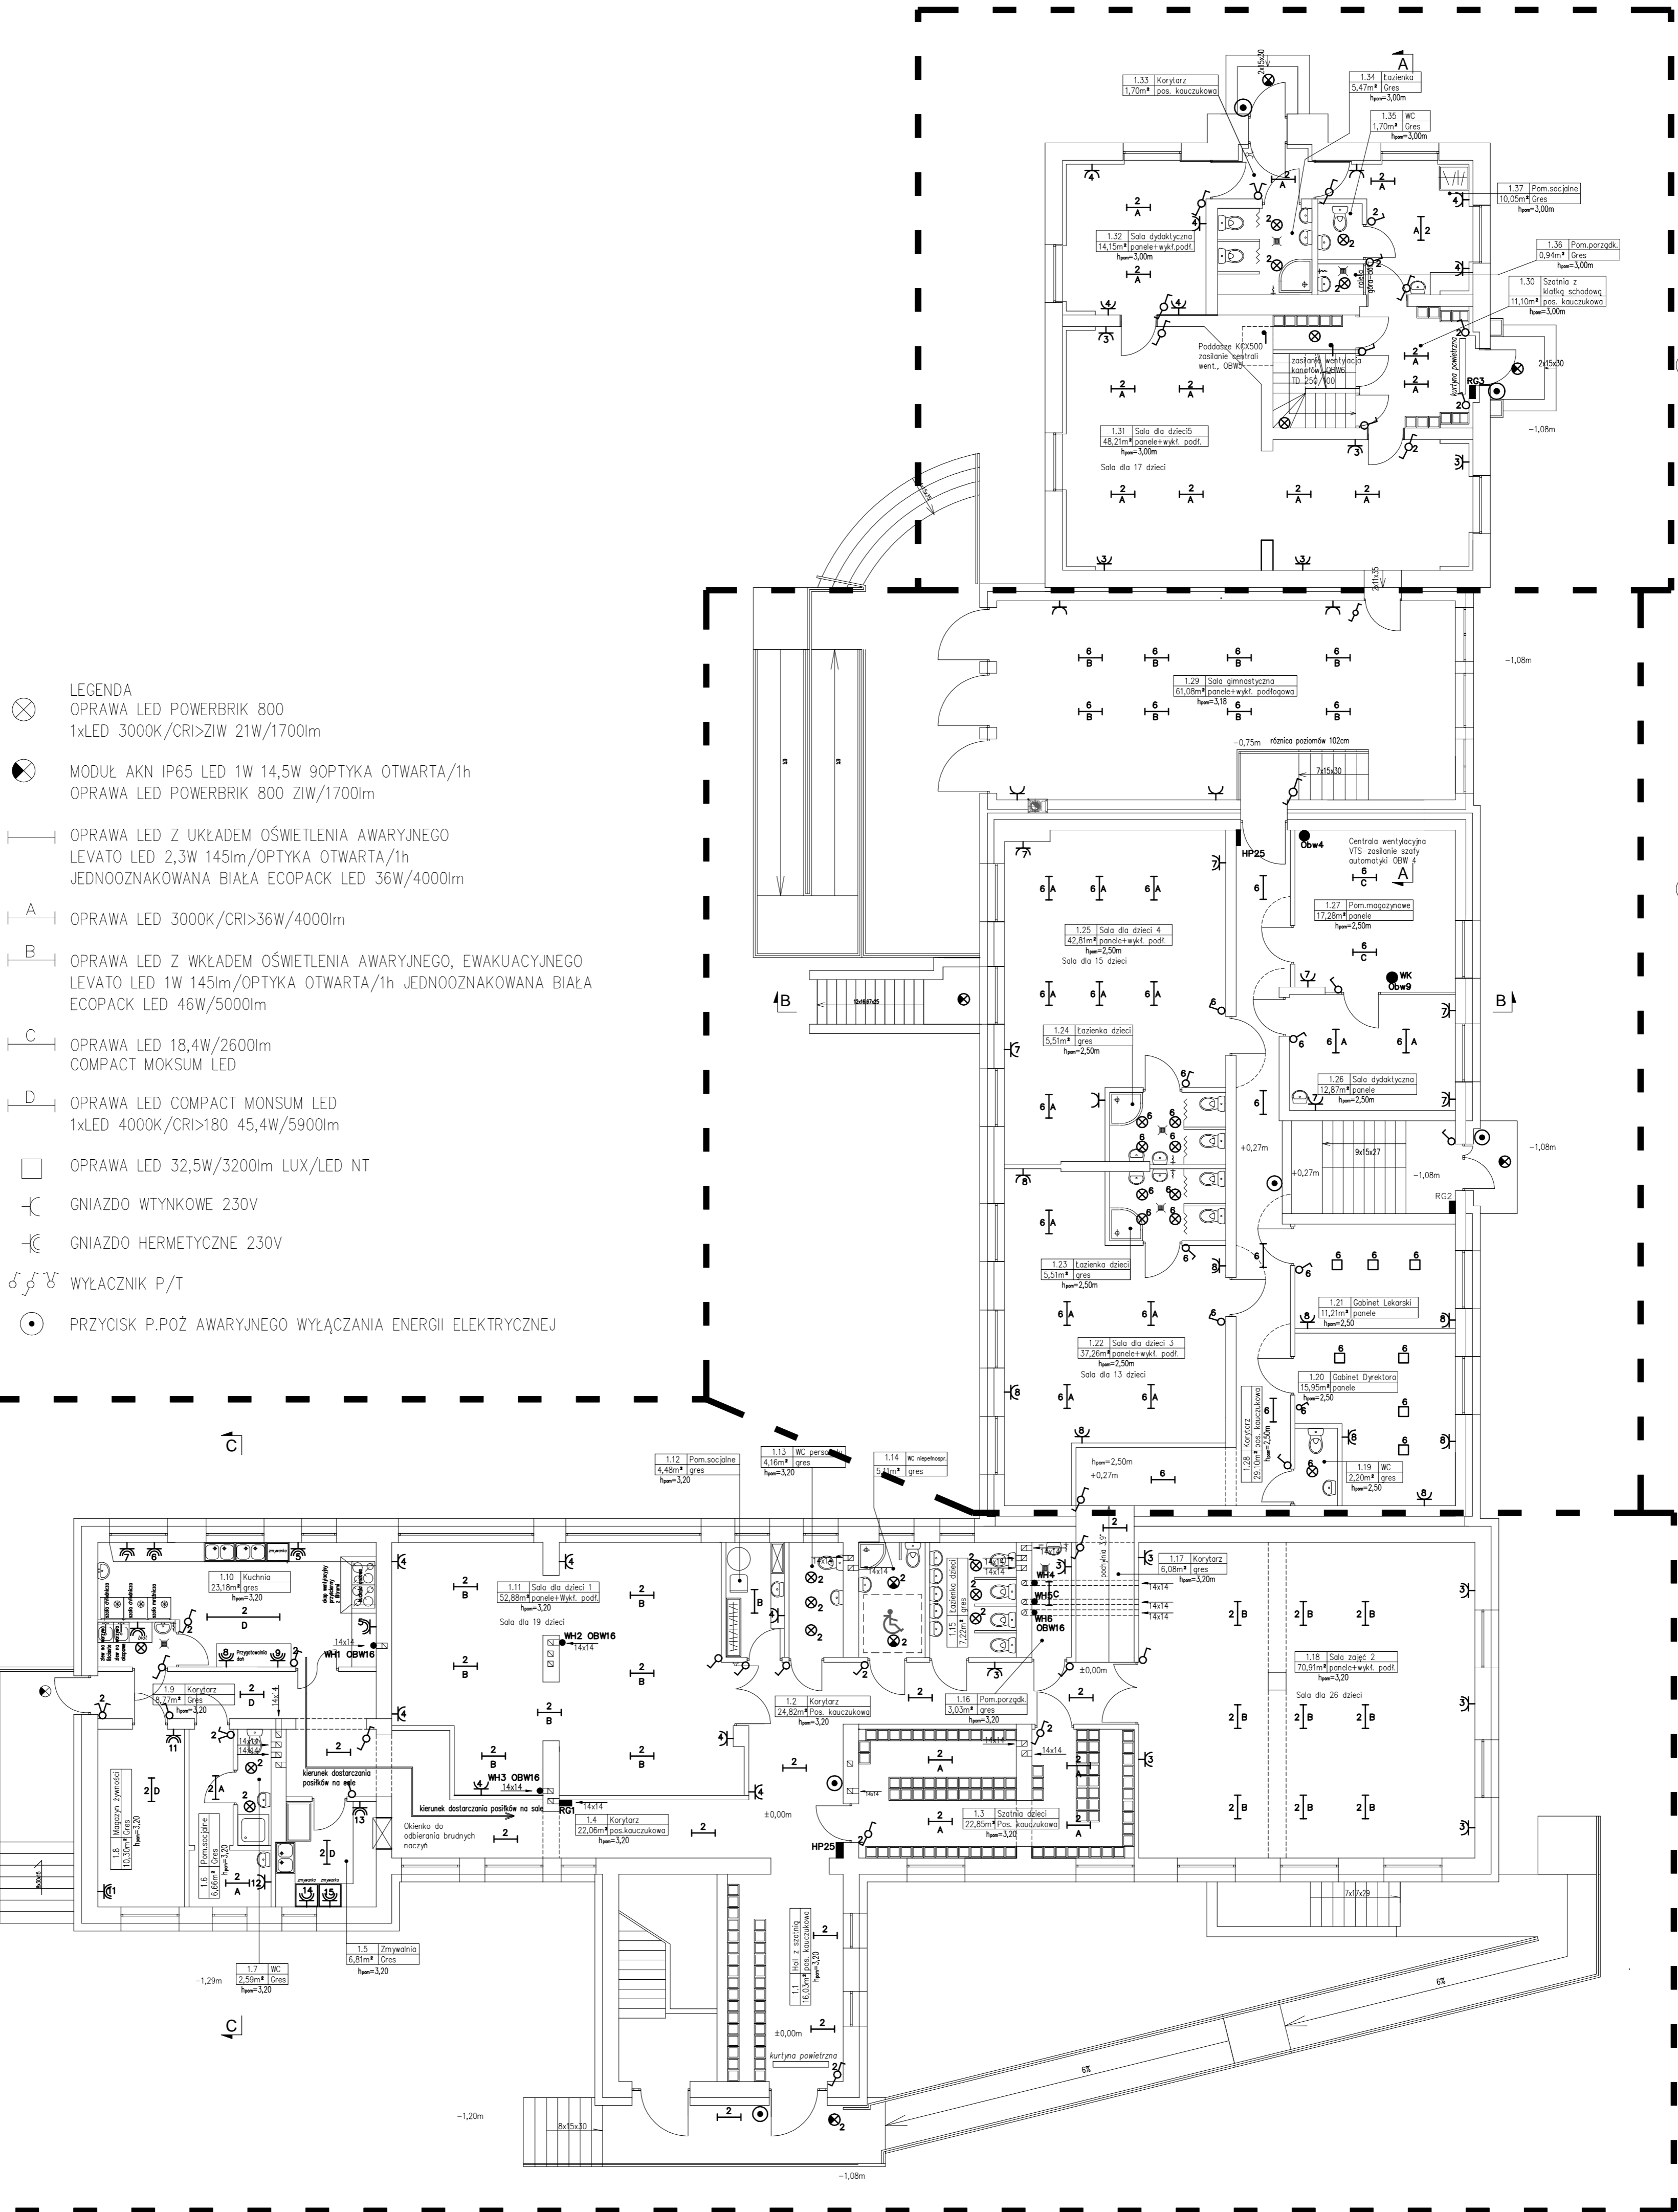

- LEGENDA
- ⊗ OPRAWA LED POWERBRIK 800  
1xLED 3000K/CRI>ZIW 21W/1700lm
  - ⊗ MODUŁ AKN IP65 LED 1W 14,5W 9OPTYKA OTWARTA/1h  
OPRAWA LED POWERBRIK 800 ZIW/1700lm
  - OPRAWA LED Z UKŁADEM OŚWIETLENIA AWARYJNEGO  
LEVATO LED 2,3W 145lm/OPTYKA OTWARTA/1h  
JEDNOOZNAKOWANA BIAŁA ECOPACK LED 36W/4000lm
  - A OPRAWA LED 3000K/CRI>36W/4000m
  - B OPRAWA LED Z WKŁADEM OŚWIETLENIA AWARYJNEGO, EWAKUACYJNEGO  
LEVATO LED 1W 145lm/OPTYKA OTWARTA/1h JEDNOOZNAKOWANA BIAŁA  
ECOPACK LED 46W/5000lm
  - C OPRAWA LED 18,4W/2600lm  
COMPACT MOKSUM LED
  - D OPRAWA LED COMPACT MONSUM LED  
1xLED 4000K/CRI>180 45,4W/5900lm
  - OPRAWA LED 32,5W/3200lm LUX/LED NT
  - ⌋ GNIAZDO WTYNKOWE 230V
  - ⌋ GNIAZDO HERMETYCZNE 230V
  - ⊗ WYŁĄCZNIK P/T
  - ⊙ PRZYCIŚC P.POŻ AWARYJNEGO WYŁĄCZANIA ENERGII ELEKTRYCZNEJ

OBWODY RG3

OBWODY RG2

OBWODY RG1

SYSTEM OCHRONY TN-S

OPRACOWANIE: CHRONIŁKI PRĄKIEM AUTORSKIM, ZMIANY LUB KOPLOWANIE WYMAGAJĄ PISEMNEJ ZGODY AUTORÓW PROJEKTU.

<p><b>PRACOWNIA PROJEKTOWA</b> <b>EMIPROJEKT</b></p> <p>EWA NIERYCHLEWSKA-LULA, UL. KLASZTORNA 24, 87-630 SKEPE TEL. 505 018 687</p>			
OBIEKT	Przedszkole publiczne		
INWESTOR	Miasto i Gmina Skepe, ul. Kościelna 2, 87-630 Skepe		
ADRES OBIEKTU	Wioska, 87-630 Skepe, dz. nr 33/8, 33/19, 33/9, 33/11, 33/22, obr. Wioska		
BRANŻA	Elektryka - stan projektowany		
TEMAT RYSUNKU	Rzut parteru-schemat montażowy		
SKALA RYS.	1:100	NR RYS.	E2
DATA	09.2016	PODPIS	
PROJEKTOWAŁ	Stanisław Stasięczek nr upraw. JAK-N-117170385-06 specjalność: instalacje elektryczne		