
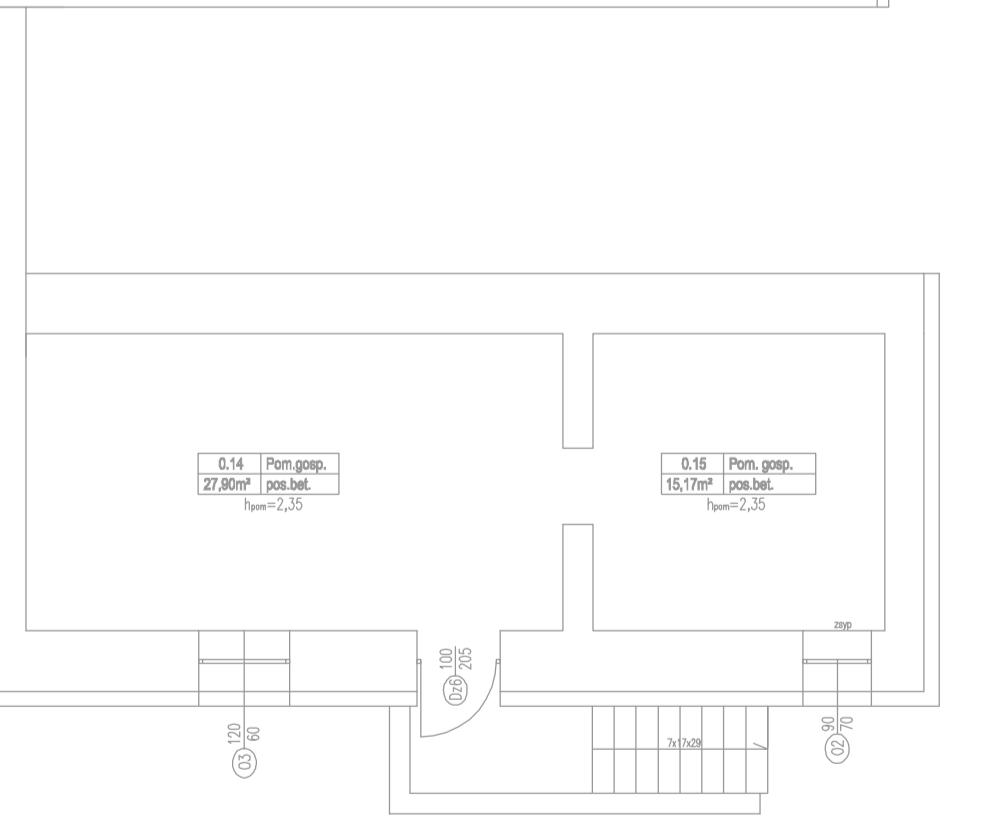
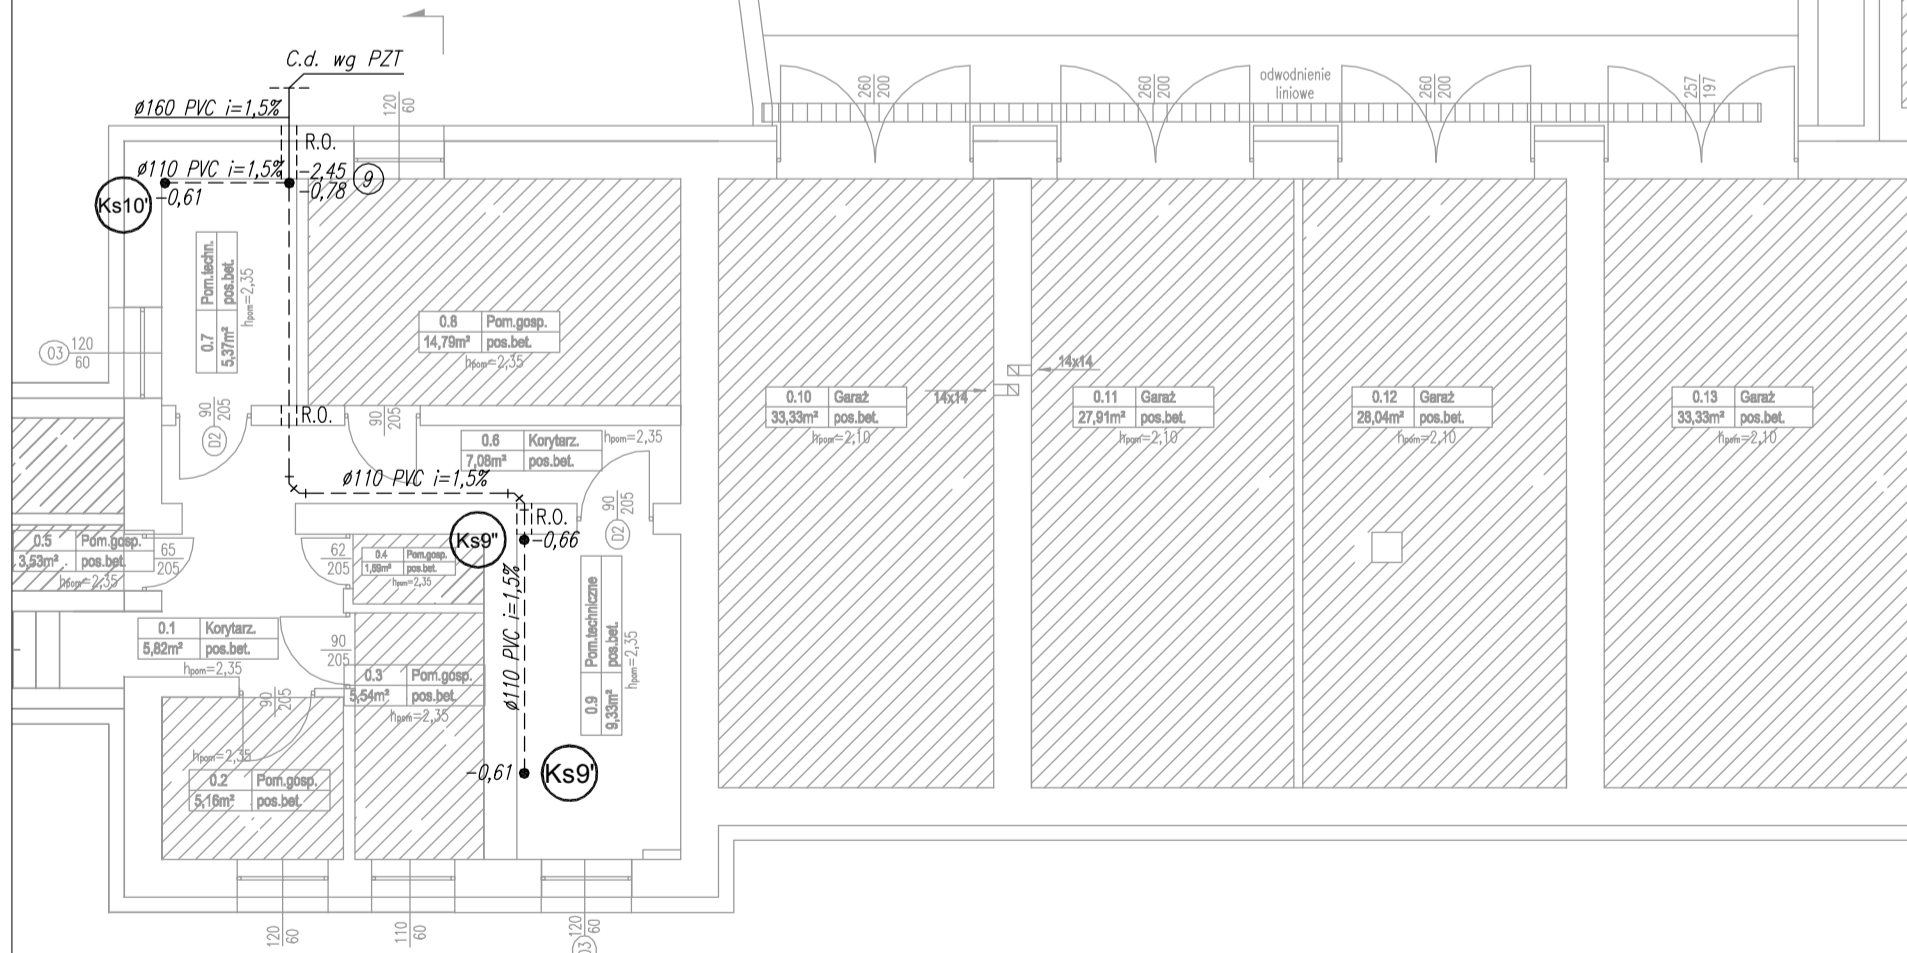
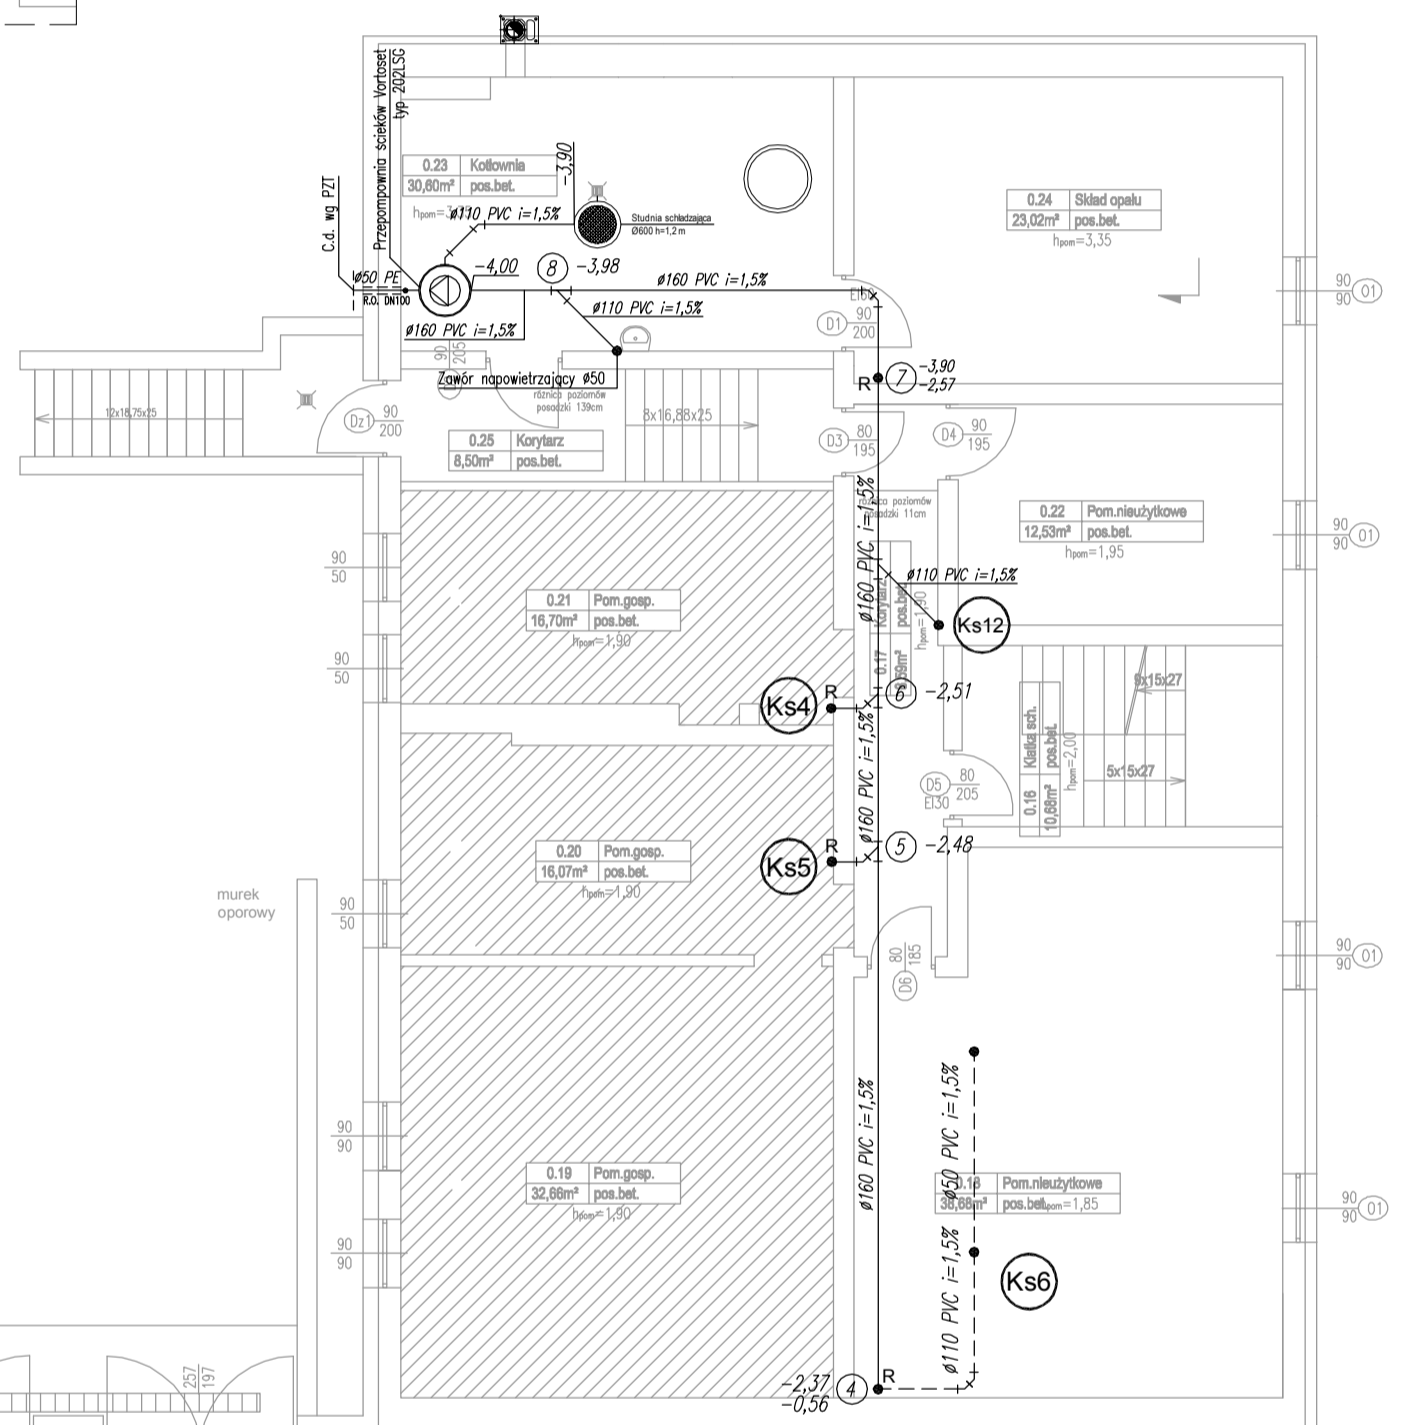
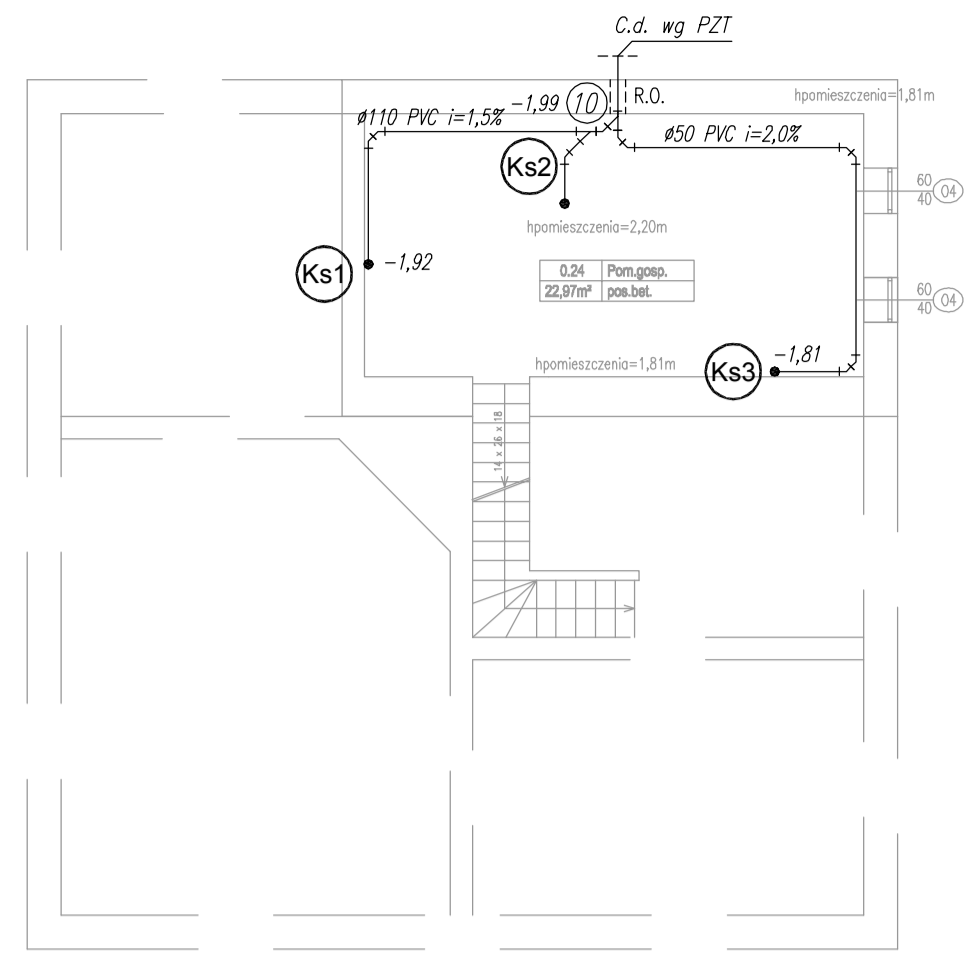


KOTŁOWNIA SKALA 1:50

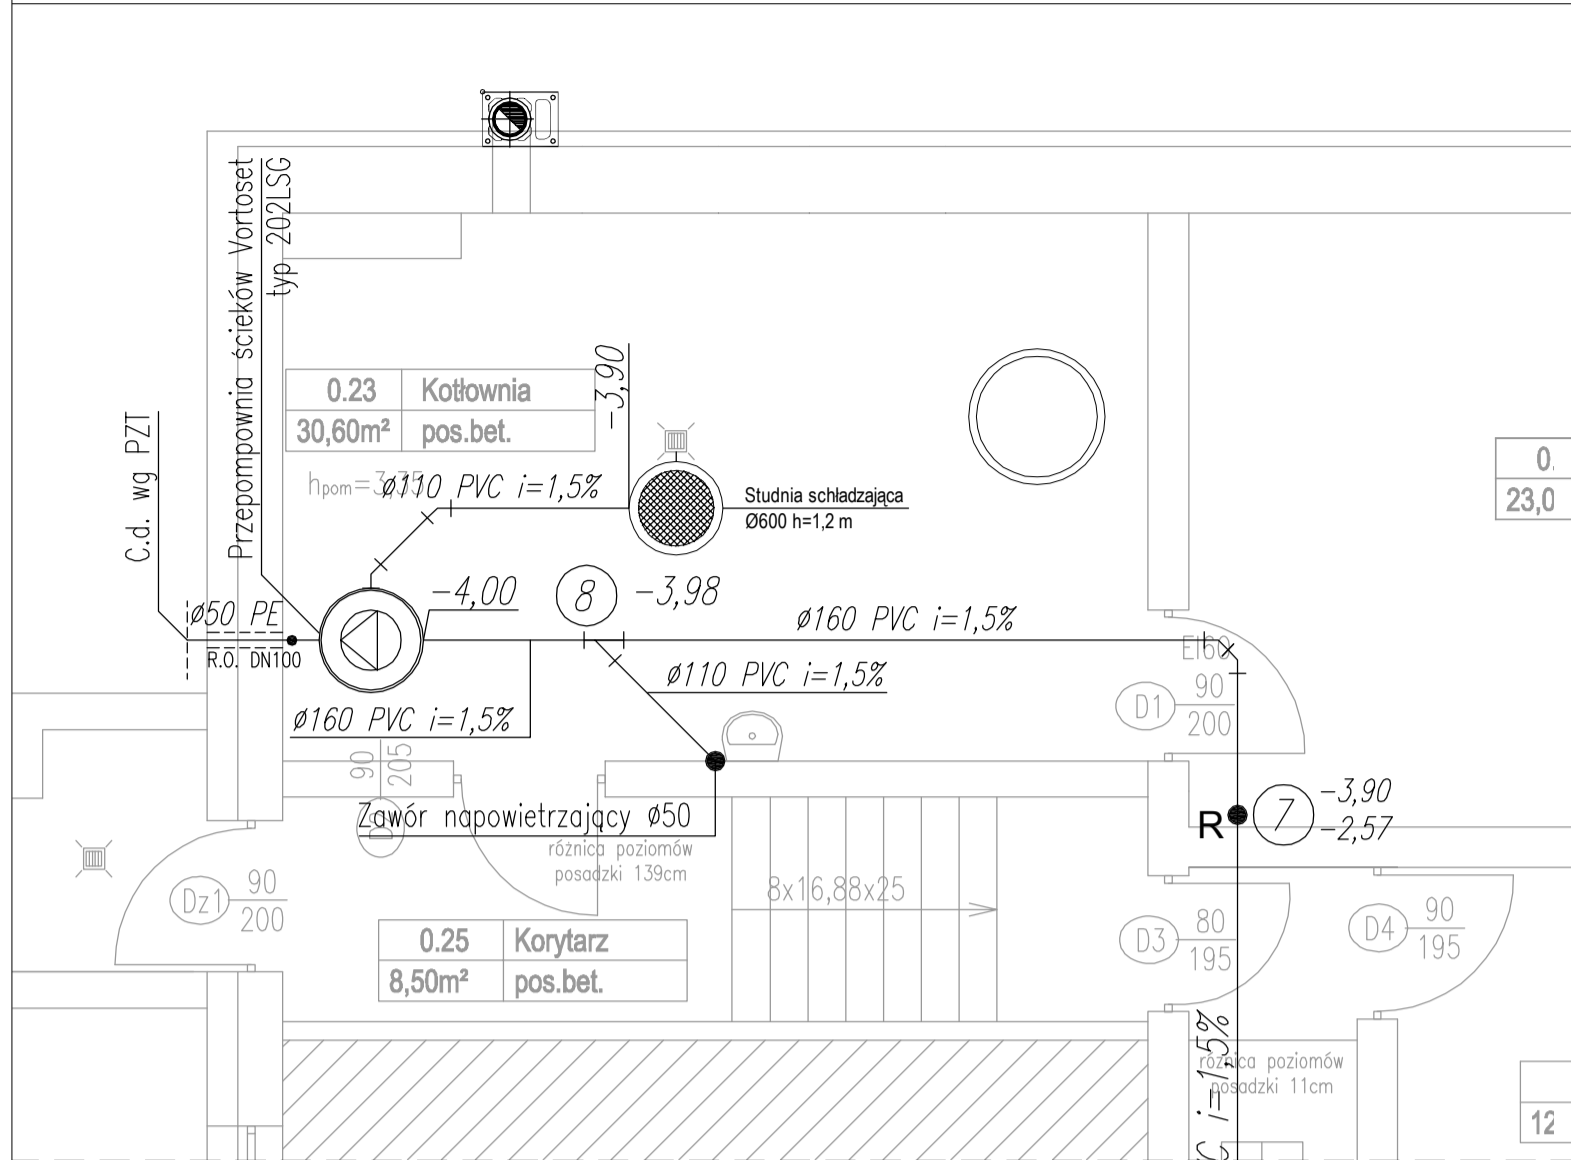

OZNACZENIA:

- (Ks1)** Pion kanalizacji sanitarnej
- Rury instalacji kanalizacji sanitarnej prowadzone pod posadzką
- Rury instalacji kanalizacji sanitarnej prowadzone pod stropem
- - - Rury instalacji kanalizacji tłocznej
- R.O. Rura ochronna stalowa DN200
- $i = -0,33$ Rzędna dna rury
- R Rewizja

OPRACOWANIE CHRONIONE PRAWEM AUTORSKIM. ZMIANY LUB KOPLOWANIE WYMAGAJĄ PISEMNEJ ZGODY AUTORÓW PROJEKTU.

PRACOWNIA PROJEKTOWA
EMIPROJEKT

EWA NIERYCHLEWSKA-LULA, UL. KLASZTORNA 24, 87-630 SKEPE
 TEL. 605 018 887

OBIEKT	Przedszkole Publiczne		
INWESTOR	Miasto i Gmina Skepe, ul. Kościelna 2, 87-630 Skepe		
ADRES OBIEKTU	Wioska, 87-630 Skepe, dz. nr 33/8, 33/19, 33/9, 33/11, 33/22, obr. Wioska		
BRANŻA	SANITARNA		
TEMAT RYSUNKU	Rzut piwnicy - Instalacja kanalizacji sanitarnej.		
SKALA RYS.	1:100	NR RYS.	2 WK
DATA	09.2016	upr. bud.	PODPIS
PROJEKTOWAŁ:	mgr inż. Paweł Krasieński	KUP/0057/POOS/12	