

# MAPA DO CELÓW PROJEKTOWYCH

Skala 1:500

województwo kujawsko-pomorskie  
powiat lipnowski  
gmina Skepe 040807\_5  
obręb Wólka 0014

dz. nr 1617  
sekcja 6.188.33.06.14  
GG.6640.2.1268.2015  
Układ współrzędnych 2000  
Poziom odniesienia Kronsztadt 60

Mapa do celów projektowych

Mapa aktualna w oznaczonym zakresie na dzień 19.08.2015r.

Nie ma potrzeby przeprowadzenia badania skuteczności grunтовой

Lipno, dnia 17.11.2015 r.

wykonawca:

Nie wyklucza się istnienia urządzeń podziemnych ułożonych w terenie, lecz niezgłoszonych do inwentaryzacji geodezyjnej.

**GEO-PROJEKT**  
Usługi Geodezyjne  
Dariusz Kowalczyk  
Odrę 4, 87-600 Lipno  
tel. 611 008 087  
NIP 490-032-92-92, K:341618703

**GEODETA**  
Dowalzik  
inż. Dariusz Kowalczyk

**GEODETA UPRAWNIENY**  
L. Murawski  
inż. Leszek Murawski  
nr upr. GUGIK 22616

Za zgodność z oryginałem  
25.03.16 data  
[Podpis] podpis

Inwestor: GMINA SKEPE ul. KOŚCIELNA 2, 87-630 SKEPE				
Jednostka autorska: WIMEX, ul. Albatrosowa 11, 85-436 Bydgoszcz				
Objekt:	Faza:	Skala:	Branża:	Nr rys.:
STACJA UZDATNIANIA WODY W MIEJSCOWOŚCI WÓLKA	P.B.	1:100/500	Wod-Kan	1
Autor:		Nazwisko:		Podpis:
Barbara Wargin		Barbara Wargin		[Podpis]
Opracował:		inż. Rafał Detmer		[Podpis]
Sprawdził:		mgr inż. Adam Gowiński		[Podpis]
Treść rys.:		PROJEKT ZAGOSPODAROWANIA TERENU		
Data:		01.02.2016		

ISTNIEJĄCY RUROCIĄG WODY SUROWEJ POD PROJBUDYNKIEM ZABEZPIECZYĆ RURACZCHRONNĄ DWUDZIELONĄ DN150 II=6m


# PROJEKT ZAGOSPODAROWANIA TERENU

SKALA 1:500

LEGENDA

A-C

- RUROCIĄG SPUSTOWY I PRZELEWOWY
- RS — RUROCIĄG SSAWNY
- RUROCIĄG TŁOCZNY
- ZRZUT POPLUCZYN
- PROJEKTOWNE OGRÓDZENIE
- 1212 — ZAZNACZONY TEREN WYBRUKOWAĆ
- ISTNIEJĄCE URZĄDZENIA I RUROCIĄGI DO LIKWIDACJI
- KABLE ELEKTRYCZNE
- TAŚMA STAŁOWA OCYNKOWANA FeZn25x4mm
- LAMPA SODOWA

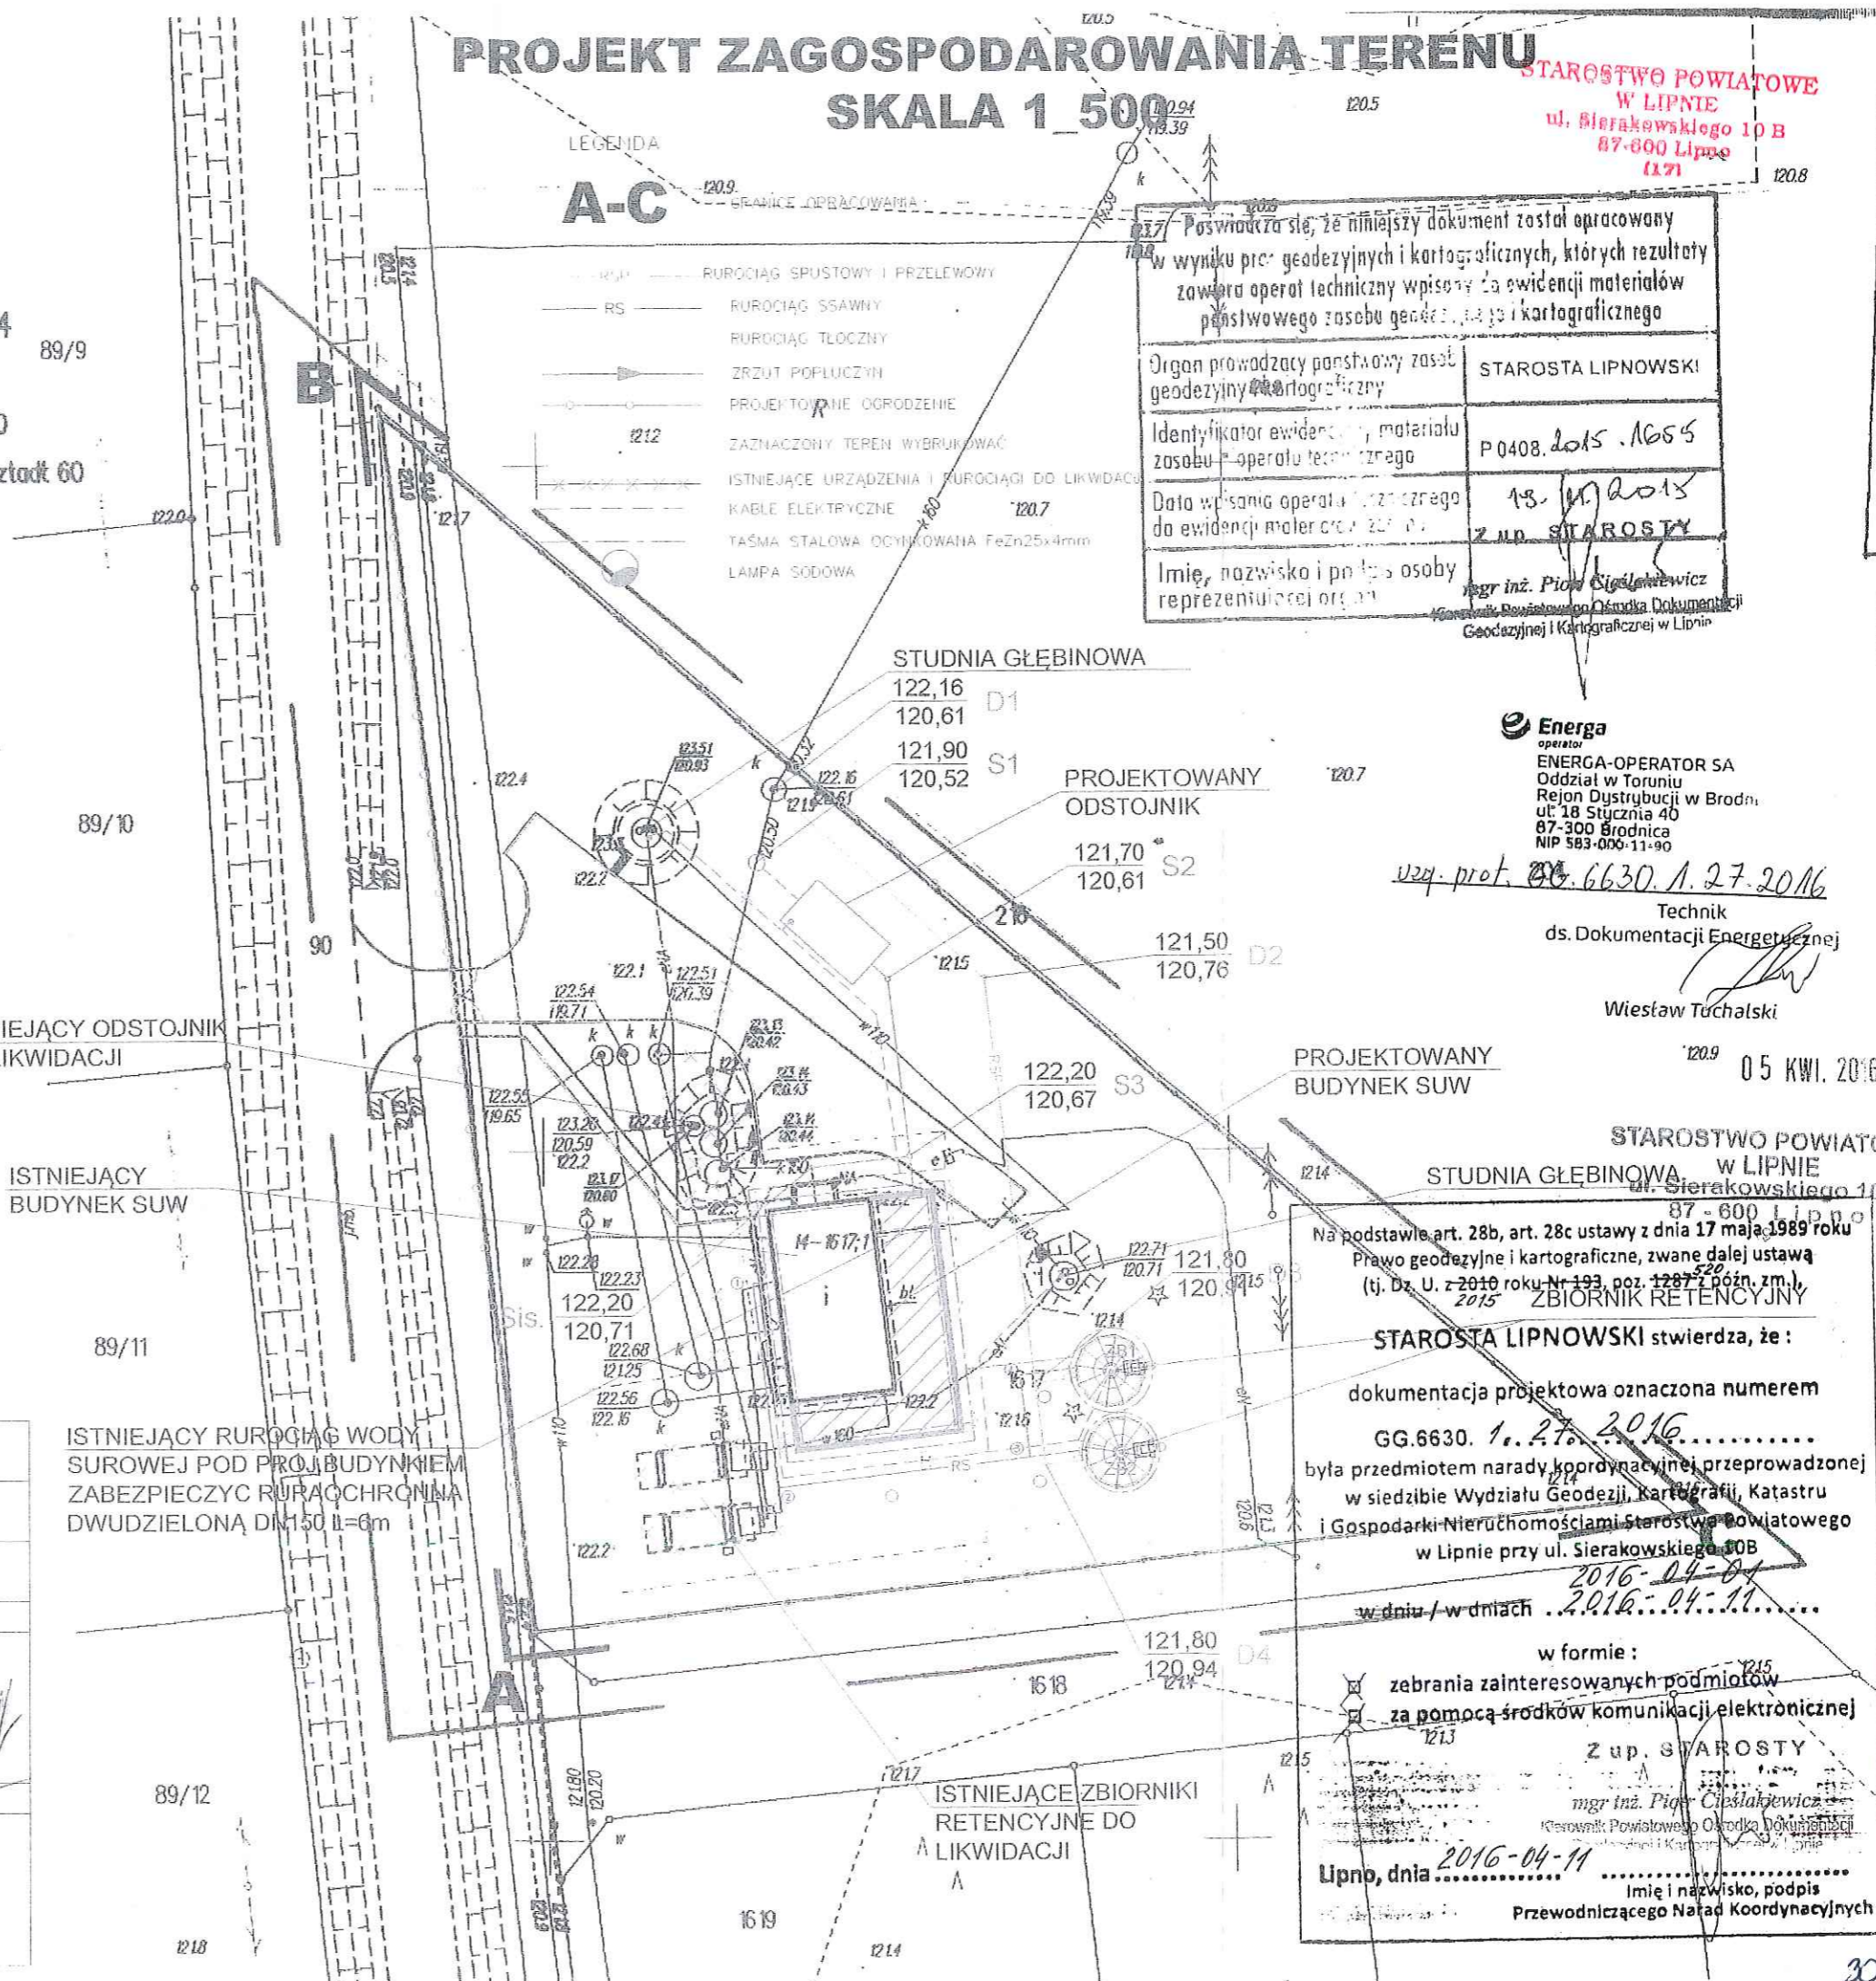

STAROSTWO POWIATOWE  
W LIPNIE  
ul. Sierakowskiego 10 B  
87-600 Lipno  
1171

Poswiadcza się, że niniejszy dokument został opracowany w wyniku prac geodezyjnych i kartograficznych, których rezultaty zawiera operat techniczny wpisany do ewidencji materiałów państwowego zasobu geodezyjnego i kartograficznego

Organ prowadzący państwowy zasób geodezyjny i kartograficzny: STAROSTA LIPNOWSKI

Identyfikator ewidencji, materiału zasobu - operatu technicznego: P 0408.2015.1665

Data wpisania operatu technicznego do ewidencji materiałów państwowych: 15.11.2015

Imię, nazwisko i podpis osoby reprezentującej organ: mgr inż. Piotr Cieslakiewicz

**Energa**  
operator  
ENERGA-OPERATOR SA  
Oddział w Toruniu  
Rejon Dystrybucji w Brodnicy  
ul. 18 Stycznia 40  
87-300 Brodnica  
NIP 583-000-11-90

uzg. prot. GG.6630.A.27.2016  
Technik  
ds. Dokumentacji Energetycznej  
[Podpis]  
Wiesław Tuchalski

STAROSTWO POWIATOWE  
W LIPNIE  
ul. Sierakowskiego 10 B  
87-600 Lipno

Na podstawie art. 28b, art. 28c ustawy z dnia 17 maja 1989 roku Prawo geodezyjne i kartograficzne, zwane dalej ustawą (tj. Dz. U. z 2010 roku Nr 193, poz. 1287 z późn. zm.) ZBIORNIK RETENCYJNY

STAROSTA LIPNOWSKI stwierdza, że:

dokumentacja projektowa oznaczona numerem GG.6630. 1.27.2016.....

była przedmiotem narady koordynacyjnej przeprowadzonej w siedzibie Wydziału Geodezji, Kartografii, Katastru i Gospodarki Nieruchomościami Starostwa Powiatowego w Lipnie przy ul. Sierakowskiego 10B

2016-04-01  
w dniu / w dniach 2016-04-11.....

w formie:

zebrania zainteresowanych podmiotów

za pomocą środków komunikacji elektronicznej

Z up. STAROSTY  
mgr inż. Piotr Cieslakiewicz  
Kierownik Powiatowego Ośrodka Dokumentacji Geodezyjnej i Kartograficznej w Lipnie

Lipno, dnia 2016-04-11

Imię i nazwisko, podpis  
Przewodniczącego Nadzoru Koordynacyjnego