


STAROSTWO POWIATOWE  
W LIPNIE  
ul. Sierakowskiego 10 B  
87-600 Lipno  
117

RZUT STACJI UZDATNIANIA WODY  
STAN PROJEKTOWANY  
SKALA 1:50

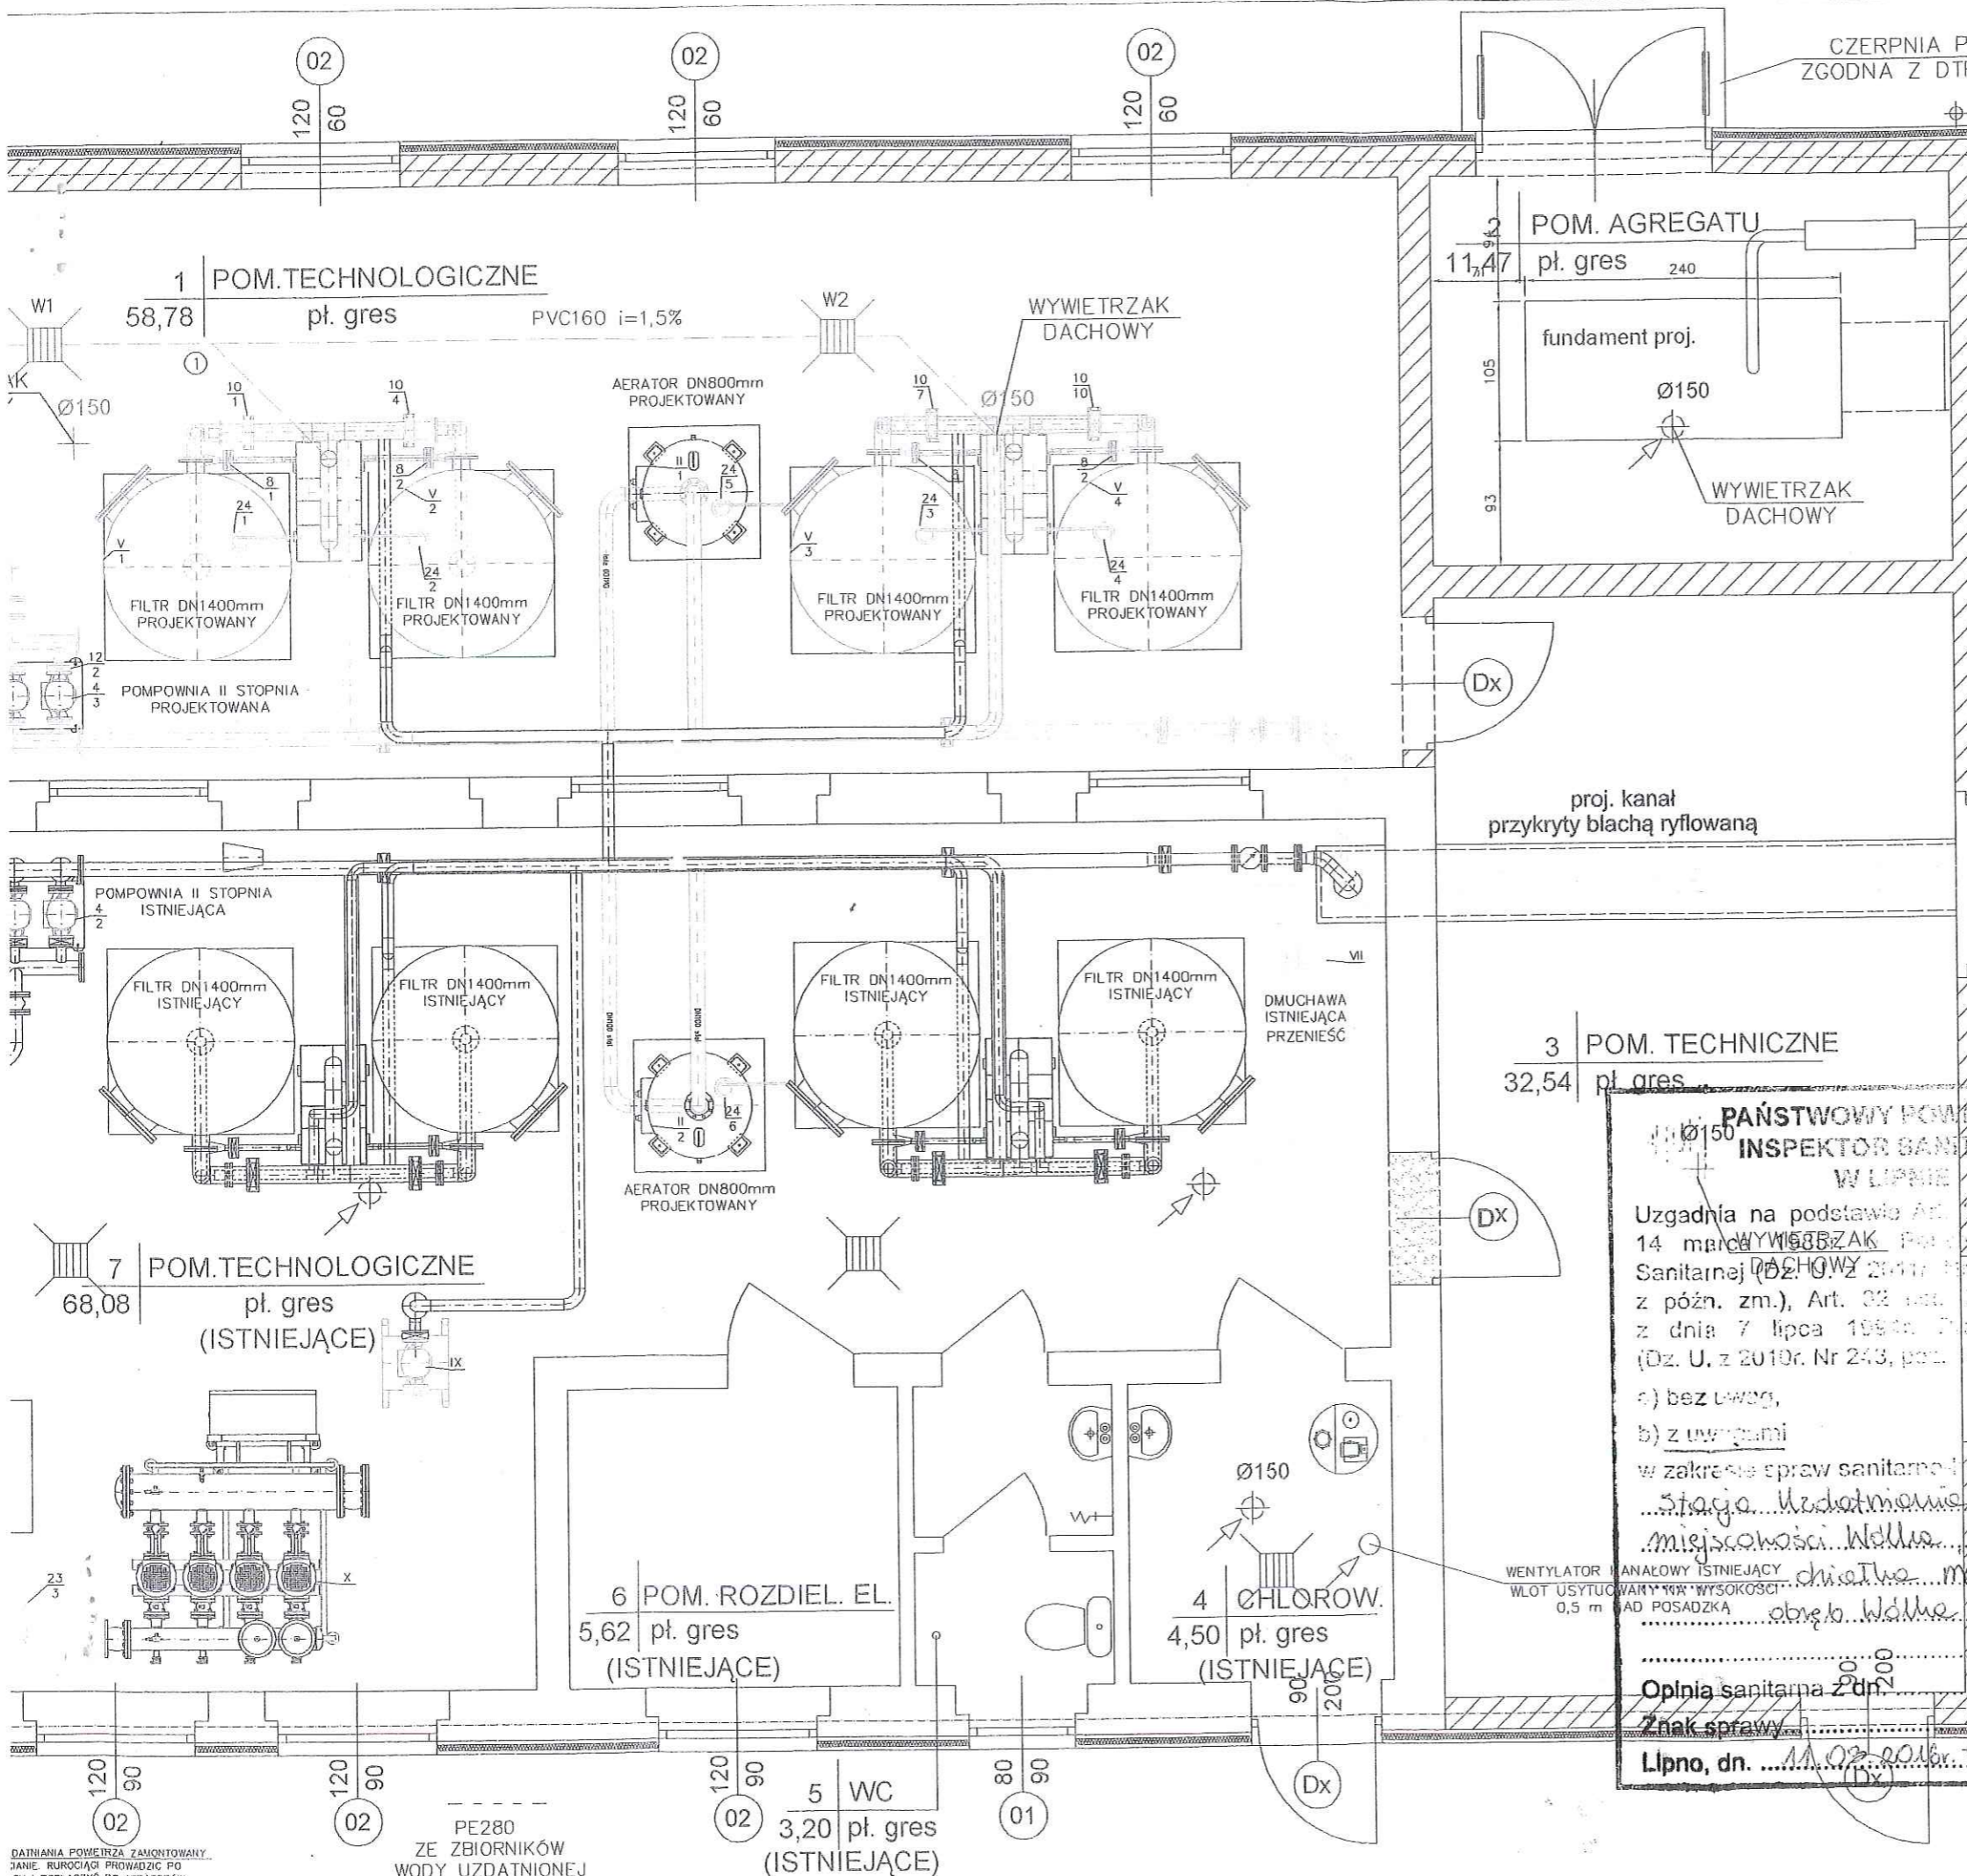

WYRZUTNIA POWIETRZA  
ZGODNA Z DTR AGREGATU

- WODA SUROWA
- WODA UZDATNIONA PO I'
- WODA UZDATNIONA PO II'
- ZRZUT POPŁUCZYŃ
- POWIETRZE PŁUCZNE
- WODA PŁUCZNA

- ▨ ŚCIANY PROJEKTOWANE
- ▨ ŚCIANY DO WYBURZENIA

PE160  
DO ZBIORNIKÓW  
WODY UZDATNIONEJ

PAŃSTWOWY POWIATOWY  
INSPEKTOR SANITARNY  
w Lipnie  
Mirosław Grzybowski

**PAŃSTWOWY POWIATOWY  
INSPEKTOR SANITARNY  
W LIPNIE**

Uzgodnia na podstawie Art. 17 ustawy z dnia 14 marca 1980 r. o wyrobach sanitarnych (Dz. U. z 2010r. Nr 243, poz. 1263, z późn. zm.), Art. 33 ust. 1 pkt 2 Ustawy z dnia 7 lipca 1990 r. - Prawo Budowlane (Dz. U. z 2010r. Nr 243, poz. 1263, z późn. zm.)

a) bez uwag,  
b) z uwagami

w zakresie spraw sanitarnych i technicznych dot.:  
Stacja uzdatniania wody w miejscowości Wólka gm. Skępe  
chł. W. Wólka 1617  
ob. W. Wólka 0014

Opinia sanitarna z dn. 11.03.2016.  
Znak sprawy: N.Nr-40-1-4/6597/16

Lipno, dn. 11.03.2016.

Inwestor GMINA SKĘPE ul. KOŚCIELNA 2, 87-630 SKĘPE		Nr rys.: 3		Podpis	
Jednostka autorska WIMEX, ul. Albatrosowa 11, 85-436 Bydgoszcz		Branża: Wod-Kan		Barbara Wargin	
Obiekt: STACJA UZDATNIANIA WODY W MIEJSCOWOŚCI WÓLKA		Skala: 1:50		Uprawnienie budowlane do projektowania instalacji i urządzeń sanitarnych upr.nr 196/72 Bg	
Faza: P.B.		Nazwisko		inż. Rafał Detmer	
Autor: RZUT STACJI UZDATNIANIA WODY		Opracował:		mgr inż. Adam Gowiński upr. bud. UAN-IV/8346/80/70/88 specjalność instalacyjno inżynierska w zakresie sieci i instalacji sanitarnych	
Treść rys.:		Sprawdził:		Data: 01.02.2016	

DATAŃNIA POWIETRZA ZAMONTOWANY  
JANIE. RUROCIĄGI PROWADZIC PO  
ICH I PODĄCZYĆ DO AERATORÓW