

MAPA DO CELÓW PROJEKTOWYCH

Skala 1:500

województwo kujawsko-pomorskie
powiat lipnowski
gmina Skepe 040807_5
obręb Wólka 0014

dz. nr 1617
sekcja 6.188.33.06.14
GG.6640.2.1268.2015
Układ współrzędnych 2000
Poziom odniesienia Kronsztadt 60

Mapa do celów projektowych

Mapa aktualna w oznaczonym zakresie na dzień 19.08.2015r.

Nie ma potrzeby przeprowadzania badania słuszności gruntowej

Lipno, dnia 17.11.2015 r.

wykonawca:

nie wyklucza się istnienia urządzeń podziemnych ułożonych w terenie, lecz niezgłoszonych do inwentaryzacji geodezyjnej.

GEO-PROJEKT
Usługi Geodezyjne
Dariusz Kowalczyk
Okrąg 4, 87-600 Lipno
tel. 611 600 087
NIP 486-032-02-02, R:341618703

GEODETA
Dariusz Kowalczyk
inż. Dariusz Kowalczyk

GEODETA UPRAWNIENY
Leszek Murawski
nr upr. GUGiK 22616

Za zgodność z oryginałem
25.03.16 data
[Podpis] podpis


Inwestor GMINA SKEPE ul. KOŚCIELNA 2, 87-630 SKEPE				
Jednostka autorska WIMEX, ul. Albatrosowa 11, 85-436 Bydgoszcz				
Objekt: STACJA UZDATNIANIA WODY W MIEJSCOWOŚCI WÓLKA	Faza: P.B.	Skala: 1:100/500	Branża: Wod-Kan	Nr rys.: 1
	Autor: Barbara Wargin Uprawnienia budowlane do projektowania instalacji i urządzeń sanitarnych upr.nr 196/72 Bg		Podpis: [Podpis]	
Treść rys.: PROJEKT ZAGOSPODAROWANIA TERENU	Opracował: inż. Rafał Detmer	Podpis: [Podpis]		
	Sprawdził: mgr inż. Adam Gowiński upr. bud. UAN-IV/8346/80/TO/88 specjalność instalacyjno inżynierska w zakresie sieci i instalacji sanitarnych	Podpis: [Podpis]		
Data: 01.02.2016				

PROJEKT ZAGOSPODAROWANIA TERENU SKALA 1_500

LEGENDA

A-C

- RSP RUROCIĄG SPUSTOWY I PRZELEWOWY
- RS RUROCIĄG SSAWNY
- RT RUROCIĄG TŁOCZNY
- ZRZUT POPŁUCZYN
- PROJEKTOWANE OGRÓDZENIE
- ZAZNACZONY TEREN WYBRUKOWAĆ
- ISTNIEJĄCE URZĄDZENIA I RUROCIĄGI DO LIKWIDACJI
- KABLE ELEKTRYCZNE
- TAŚMA STAŁOWA OCYNKOWANA FeZn25x4mm
- LAMPA SODOWA

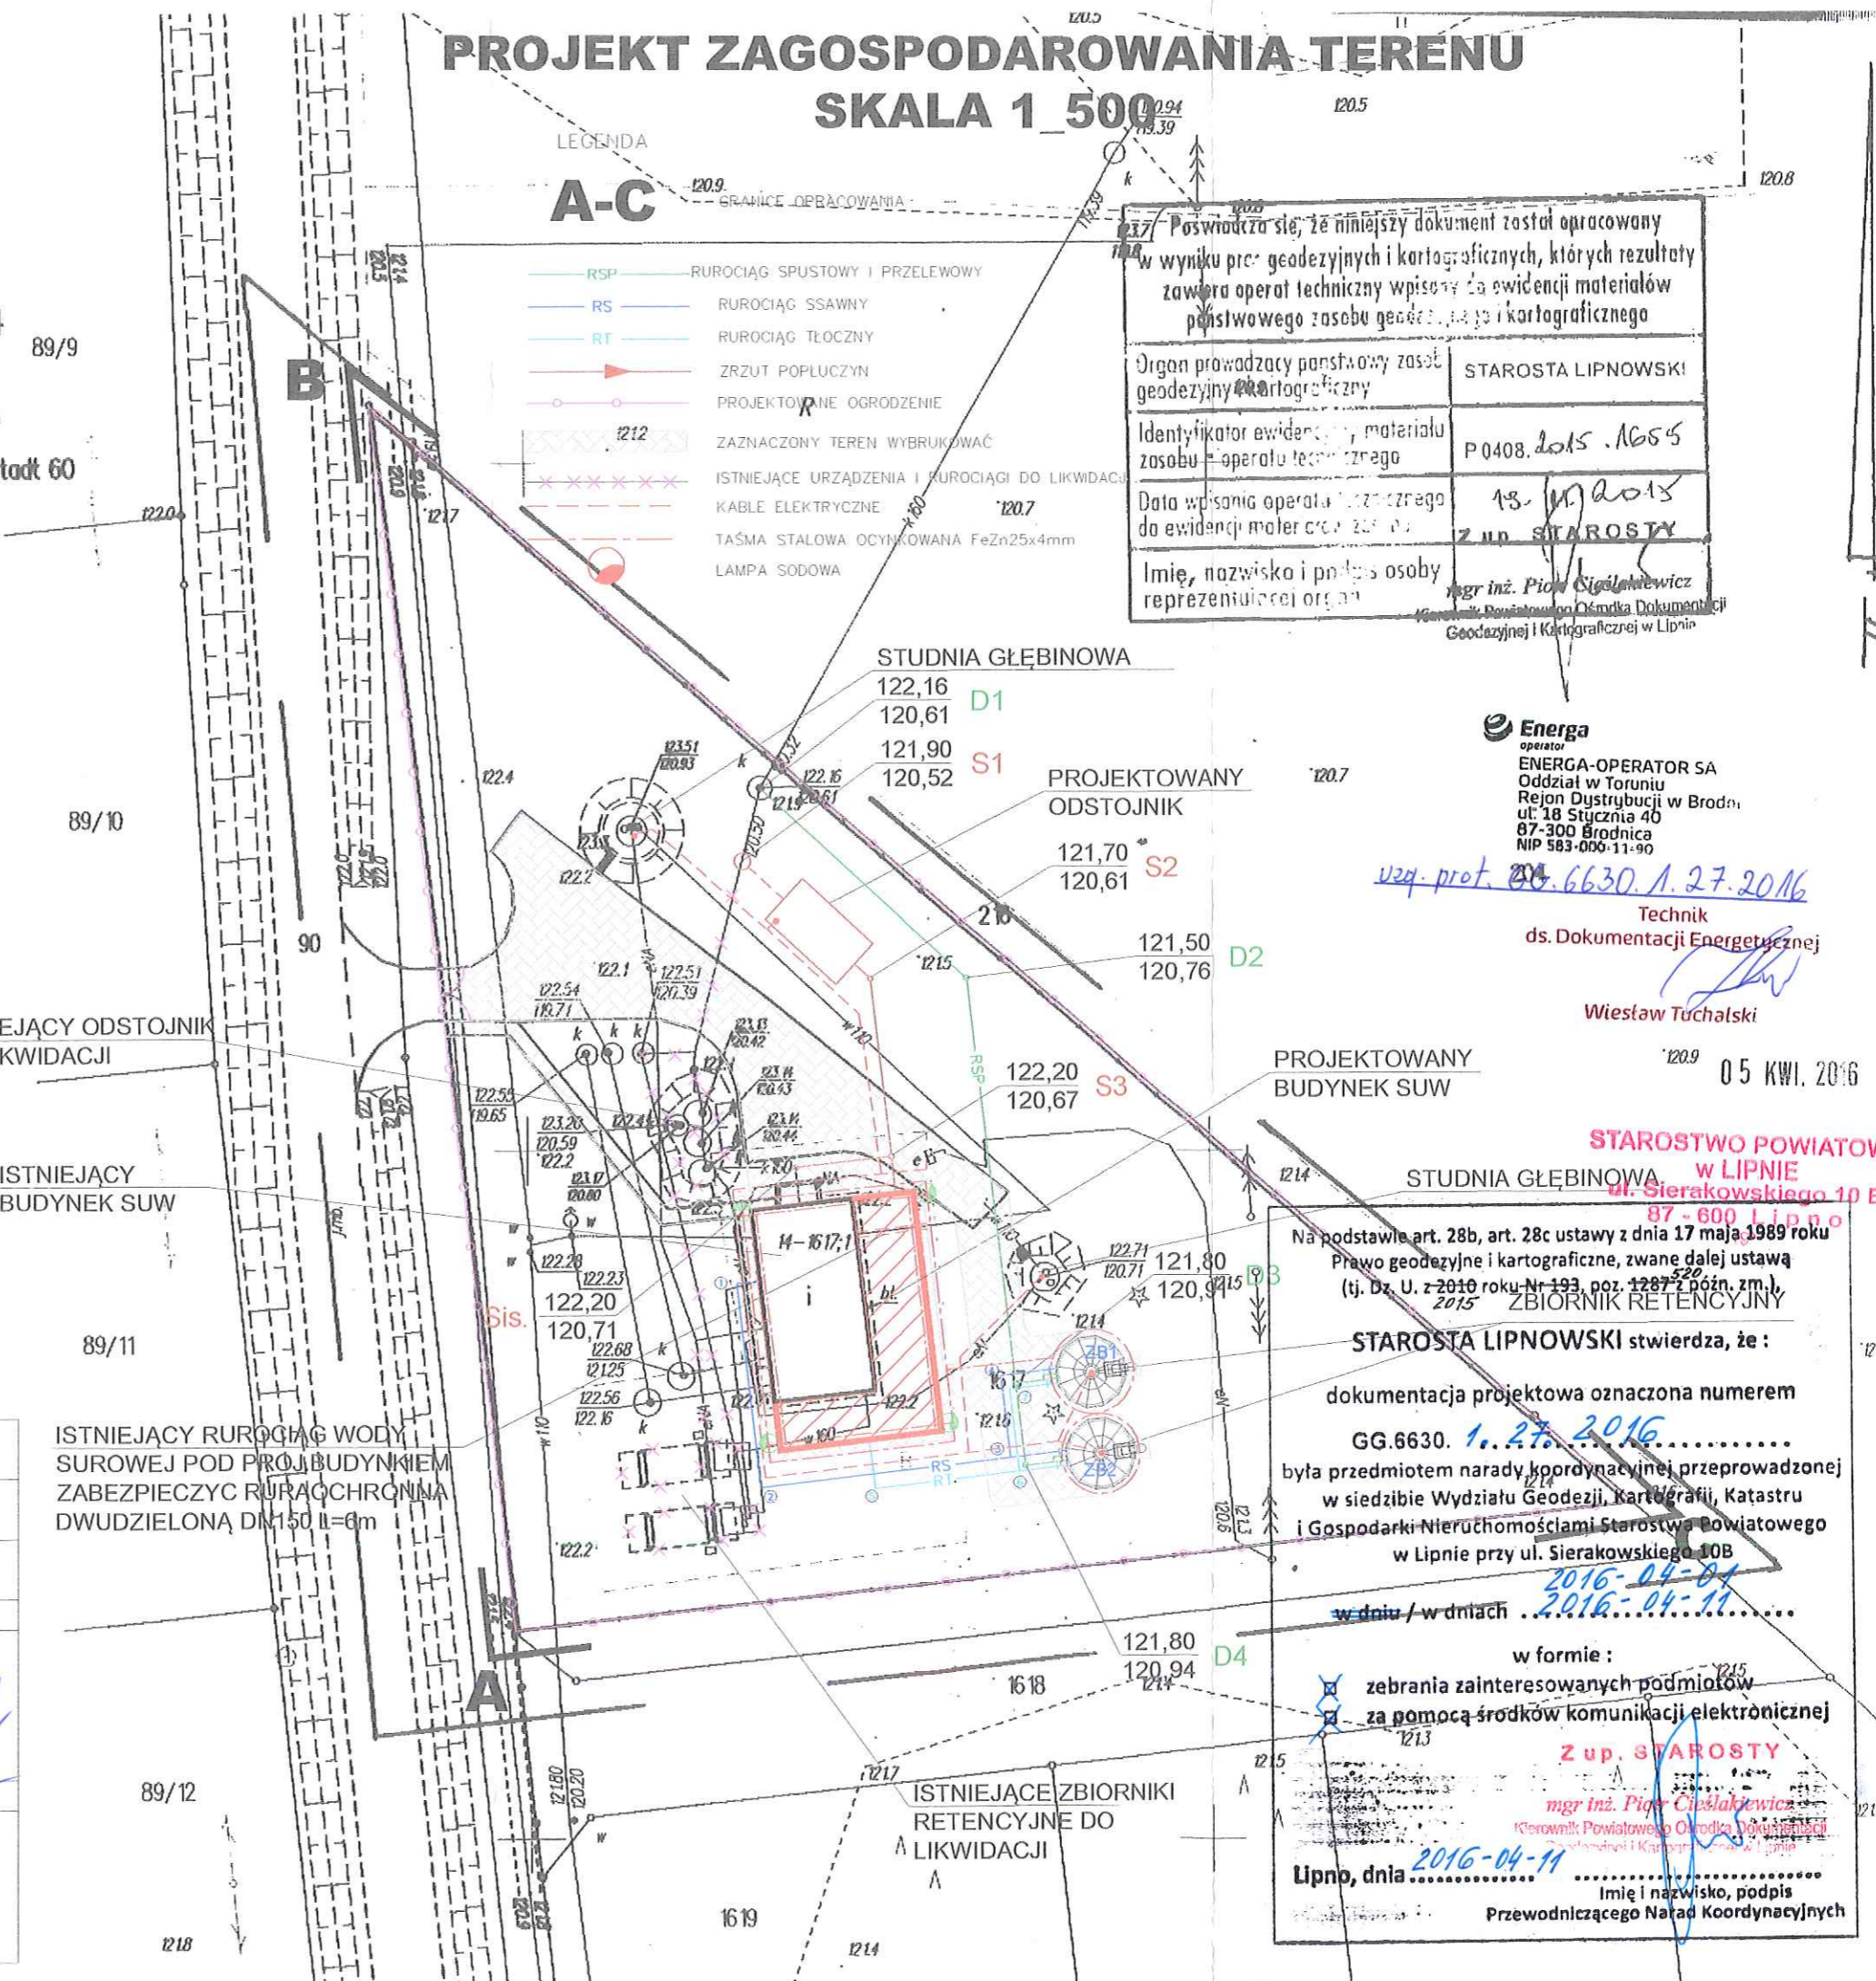

Poswiadcza się, że niniejszy dokument został opracowany w wyniku prac geodezyjnych i kartograficznych, których rezultaty zawiera operat techniczny wpisany do ewidencji materiałów państwowego zasobu geodezyjnego i kartograficznego

Organ prowadzący państwowy zasób geodezyjny i kartograficzny	STAROSTA LIPNOWSKI
Identyfikator ewidencji, materiału zasobu - operatu technicznego	P.0408.2015.1655
Data wpisania operatu technicznego do ewidencji materiałów państwowych	19.11.2015
Imię, nazwisko i podpis osoby reprezentującej organ	Z up. STAROSTY mgr inż. Piotr Cieslakiewicz Kierownik Powiatowego Ośrodka Dokumentacji Geodezyjnej i Kartograficznej w Lipnie

Energa
operator
ENERGA-OPERATOR SA
Oddział w Toruniu
Rejon Dystrybucji w Brodnicy
ul. 18 Stycznia 40
87-300 Brodnica
NIP 583-000-11-90

uzg. prot. 04.6630.A.27.2016
Technik ds. Dokumentacji Energetycznej
Wiesław Tuchalski

STAROSTWO POWIATOWE w LIPNIE
ul. Sierakowskiego 10 B
87-600 Lipno

Na podstawie art. 28b, art. 28c ustawy z dnia 17 maja 1989 roku Prawo geodezyjne i kartograficzne, zwane dalej ustawą (tj. Dz. U. z 2010 roku Nr 193, poz. 1287 z późn. zm.),
2015 ZBIORNIK RETENCYJNY

STAROSTA LIPNOWSKI stwierdza, że:
dokumentacja projektowa oznaczona numerem GG.6630. 1.27.2016
była przedmiotem narady koordynacyjnej przeprowadzonej w siedzibie Wydziału Geodezji, Kartografii, Katastru i Gospodarki Nieruchomościami Starostwa Powiatowego w Lipnie przy ul. Sierakowskiego 10B
2016-04-04
w dniu / w dniach 2016-04-11

w formie:
zebrania zainteresowanych podmiotów za pomocą środków komunikacji elektronicznej

Z up. STAROSTY
mgr inż. Piotr Cieslakiewicz
Kierownik Powiatowego Ośrodka Dokumentacji Geodezyjnej i Kartograficznej w Lipnie

Lipno, dnia 2016-04-11
Imię i nazwisko, podpis Przewodniczącego Narady Koordynacyjnych

ISTNIEJĄCY RUROCIĄG WODY SUROWEJ POD PROJBUDYNKIEM ZABEZPIECZYĆ RURACHOŃNIA DWUDZIELONĄ DN150 II=0m

ISTNIEJĄCY ODSTOJNIK DO LIKWIDACJI

ISTNIEJĄCY BUDYNEK SUW

89/11

89/12

STUDNIA GŁĘBINOWA

122,16 D1
120,61 S1

PROJEKTOWANY ODSTOJNIK

121,70 S2
120,61 D2

PROJEKTOWANY BUDYNEK SUW

STUDNIA GŁĘBINOWA

122,20 S3
120,67 D2

ISTNIEJĄCE ZBIORNIKI RETENCYJNE DO LIKWIDACJI

121,80 D4
120,94