
 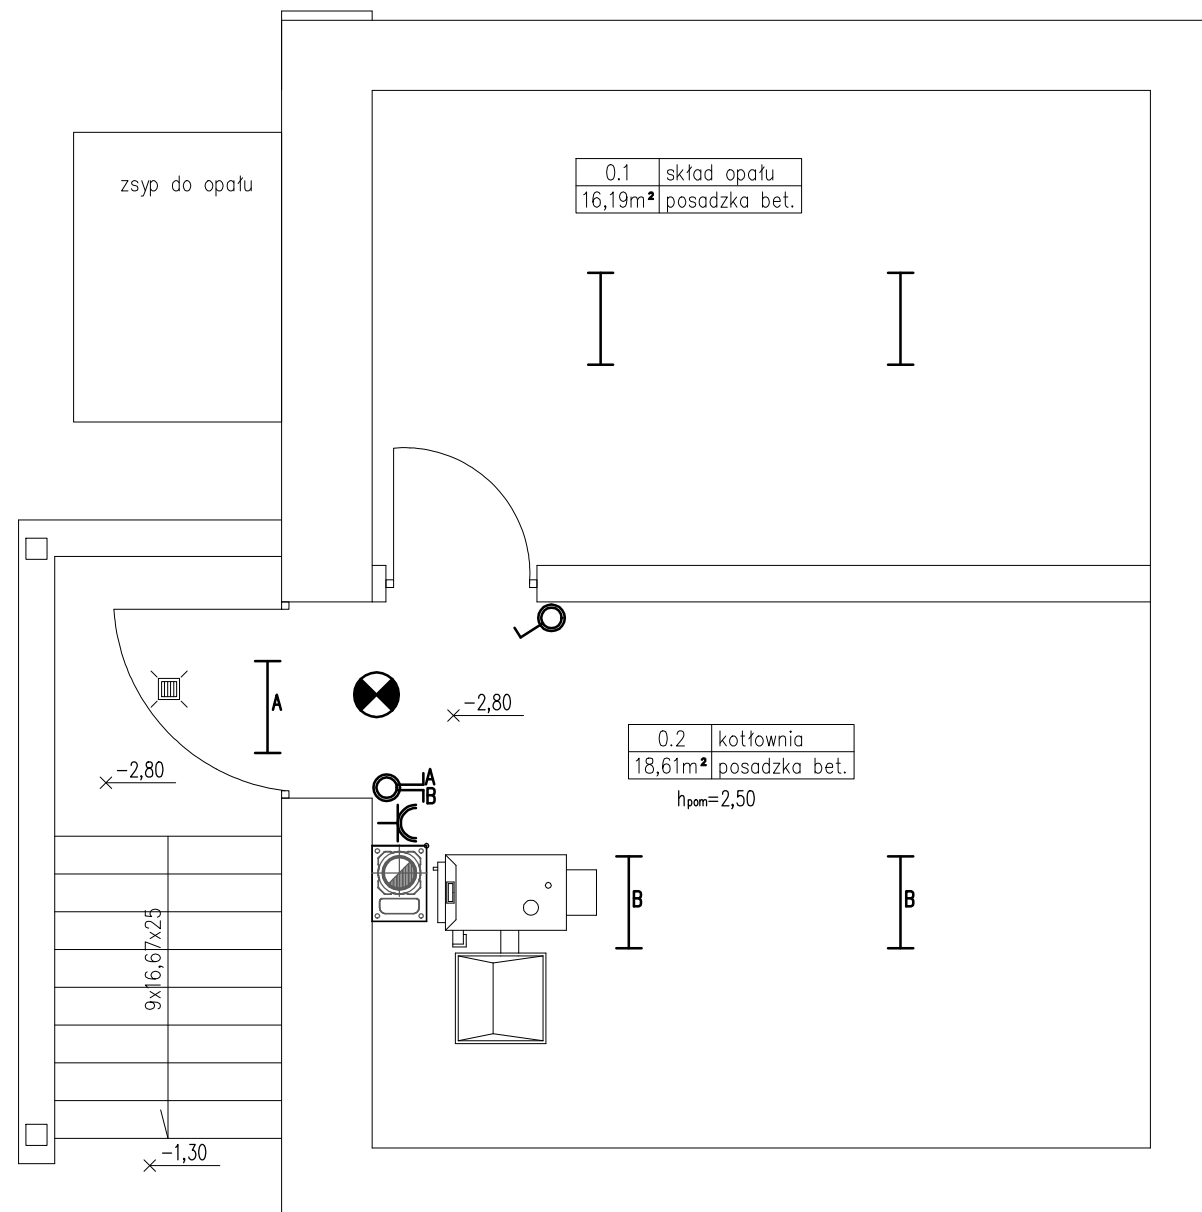
 



RZUT PODPIWNICZENIA

skala 1:50



LEGENDA

-  OPRAWA LED OLS6297LE840
LUMILINE IP65 35W
-  WŁĄCZNIK NATYNKOWY
HERMETYCZNY IP65
-  PODWÓJNE GNIAZDO
HERMETYCZNE IP 65

1. INSTALACJA OŚWIETLENIA WTYNKOWA
PRZEWÓD YKY 3x1.5mm²
2. INSTALACJA GNIAZDA 230V
PRZEWÓD YKY 3x2.5mm²

SYSTEM OCHRONY TN-S

OPRACOWANIE CHRONIONE PRAWEM AUTORSKIM. ZMIANY LUB KOPIOWANIE WYMAGAJĄ PISEMNEJ ZGODY AUTORÓW PROJEKTU.

PRACOWNIA PROJEKTOWA
EM|PROJEKT

EWA NIERYCHLEWSKA-LULA, UL. KLASZTORNA 24, 87-630 SKĘPE
TEL. 505 018 687

OBIEKT	Przebudowa świetlicy wiejskiej		
INWESTOR	Miasto i Gmina Skępe, ul. Kościelna 2, 87-630 Skępe		
ADRES OBIEKTU	Żuchowo, 87-630 Skępe, dz. nr 193 obr. Żuchowo		
BRANŻA	Elektryka - stan projektowany		
TEMAT RYSUNKU	Rzut piwnicy-schemat montażowy		
SKALA RYS.	1:100	NR RYS.	E1
DATA	10.2016	PODPIS	
PROJEKTOWAŁ	Stanisław Stasieczek nr upr. UAN-N-V/177/TO/85-86 specjalność instalacje elektryczne		