


STAN PROJEKTOWANY - RZUT DACHU
skala 1:100

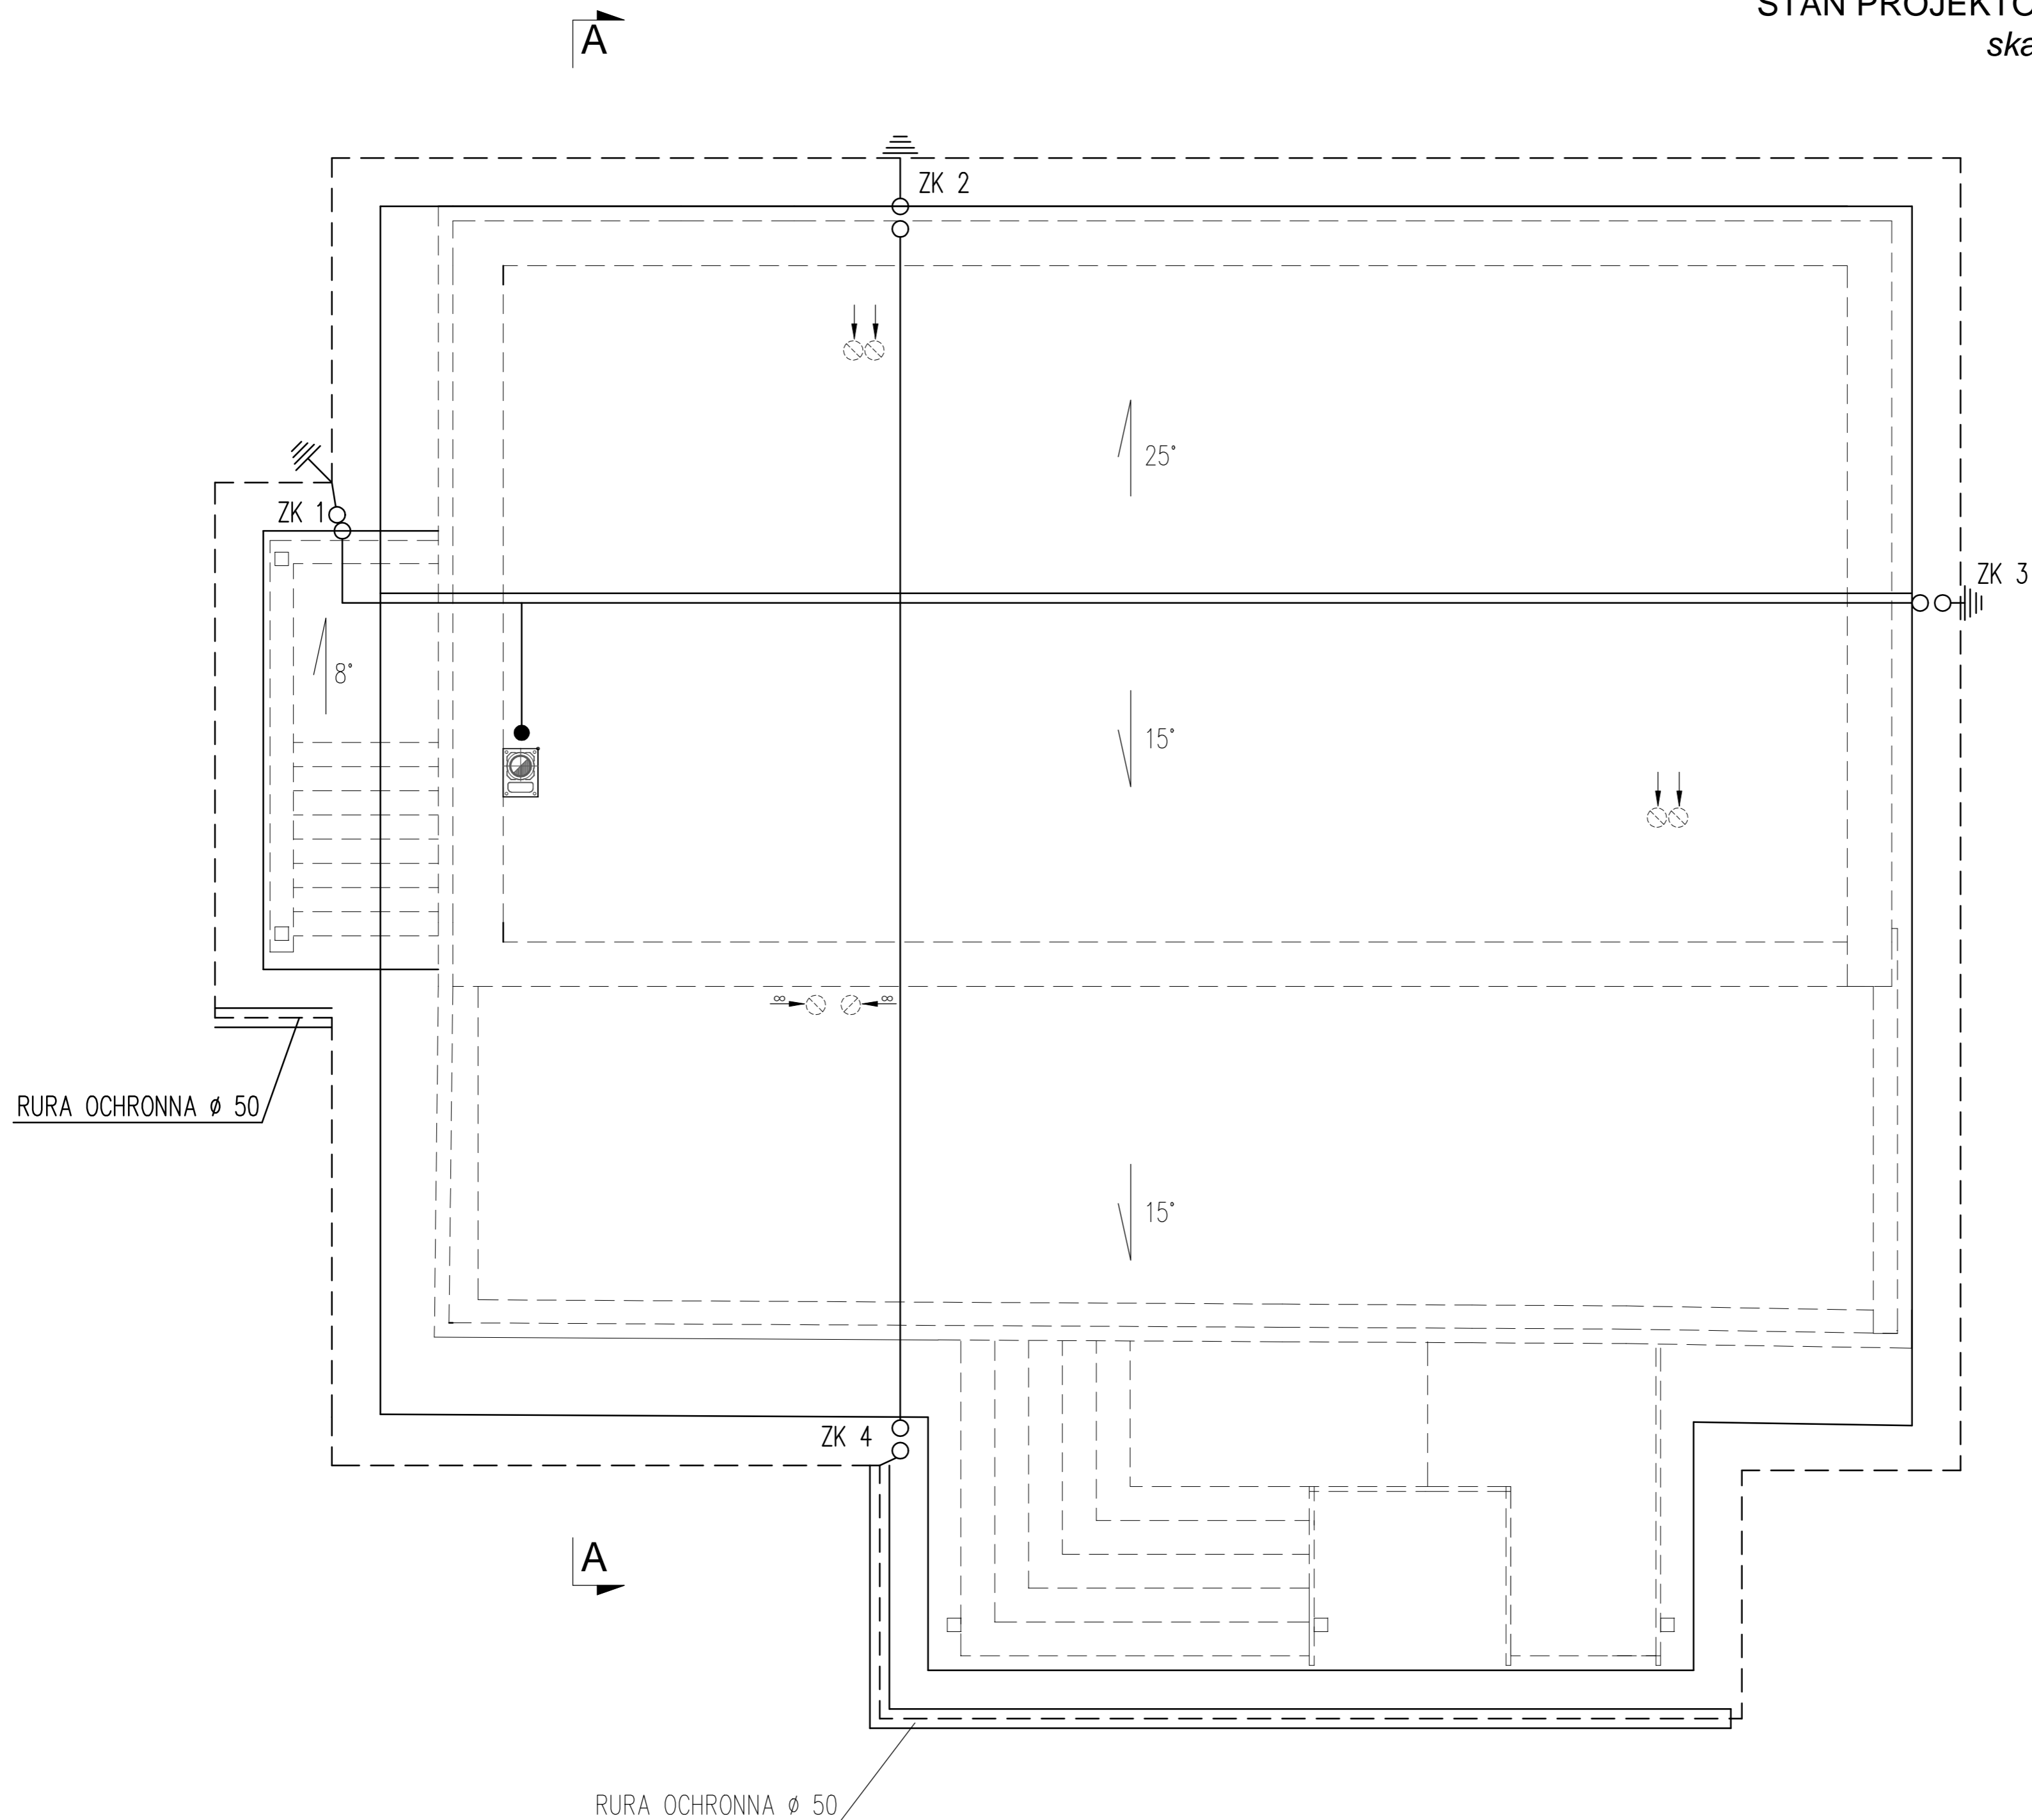

UWAGA

1. WYKONAWSTWO ZGODNE Z PN-EN62305
2. OTOK WYKONAĆ BEDNARKĄ FeZn30X4 PO OBWODZIE BUDYNKU NA GŁĘBOKOŚĆ 0.8 M
3. ZWODY POZIOME I PIONOWE NISKIE Z DRUTU OCYNKOWANEGO ϕ 8
4. ZACISKI KONTROLNE NA H=0,5 M OD GRUNTU

INSTALACJA ODGROMOWA
ISNIEJĄCEGO BUDYNKU

OPRACOWANIE CHRONIONE PRAWEM AUTORSKIM. ZMIANY LUB KOPIOWANIE WYMAGAJĄ PISEMNEJ ZGODY AUTORÓW PROJEKTU.

PRACOWNIA PROJEKTOWA
EM PROJEKT

EWA NIERYCHLEWSKA-LULA, UL. KLASZTORNA 24, 87-630 SKĘPE
TEL. 505 018 687

OBIEKT	Przebudowa świetlicy wiejskiej		
INWESTOR	Miasto i Gmina Skępe, ul. Kościelna 2, 87-630 Skępe		
ADRES OBIEKTU	Żuchowo, 87-630 Skępe, dz. nr 193 obr. Żuchowo		
BRANŻA	Elektryka - stan projektowany		
TEMAT RYSUNKU	Rzut dachu-instalacja odgromowa		
SKALA RYS.	1:100	NR RYS.	E3
DATA	10.2016	PODPIS	
PROJEKTOWAŁ	Stanisław Stasińczek nr upr. UAN-N-V/177/TO/85-86 specjalność instalacje elektryczne		