


RZUT DACHU
skala 1:100

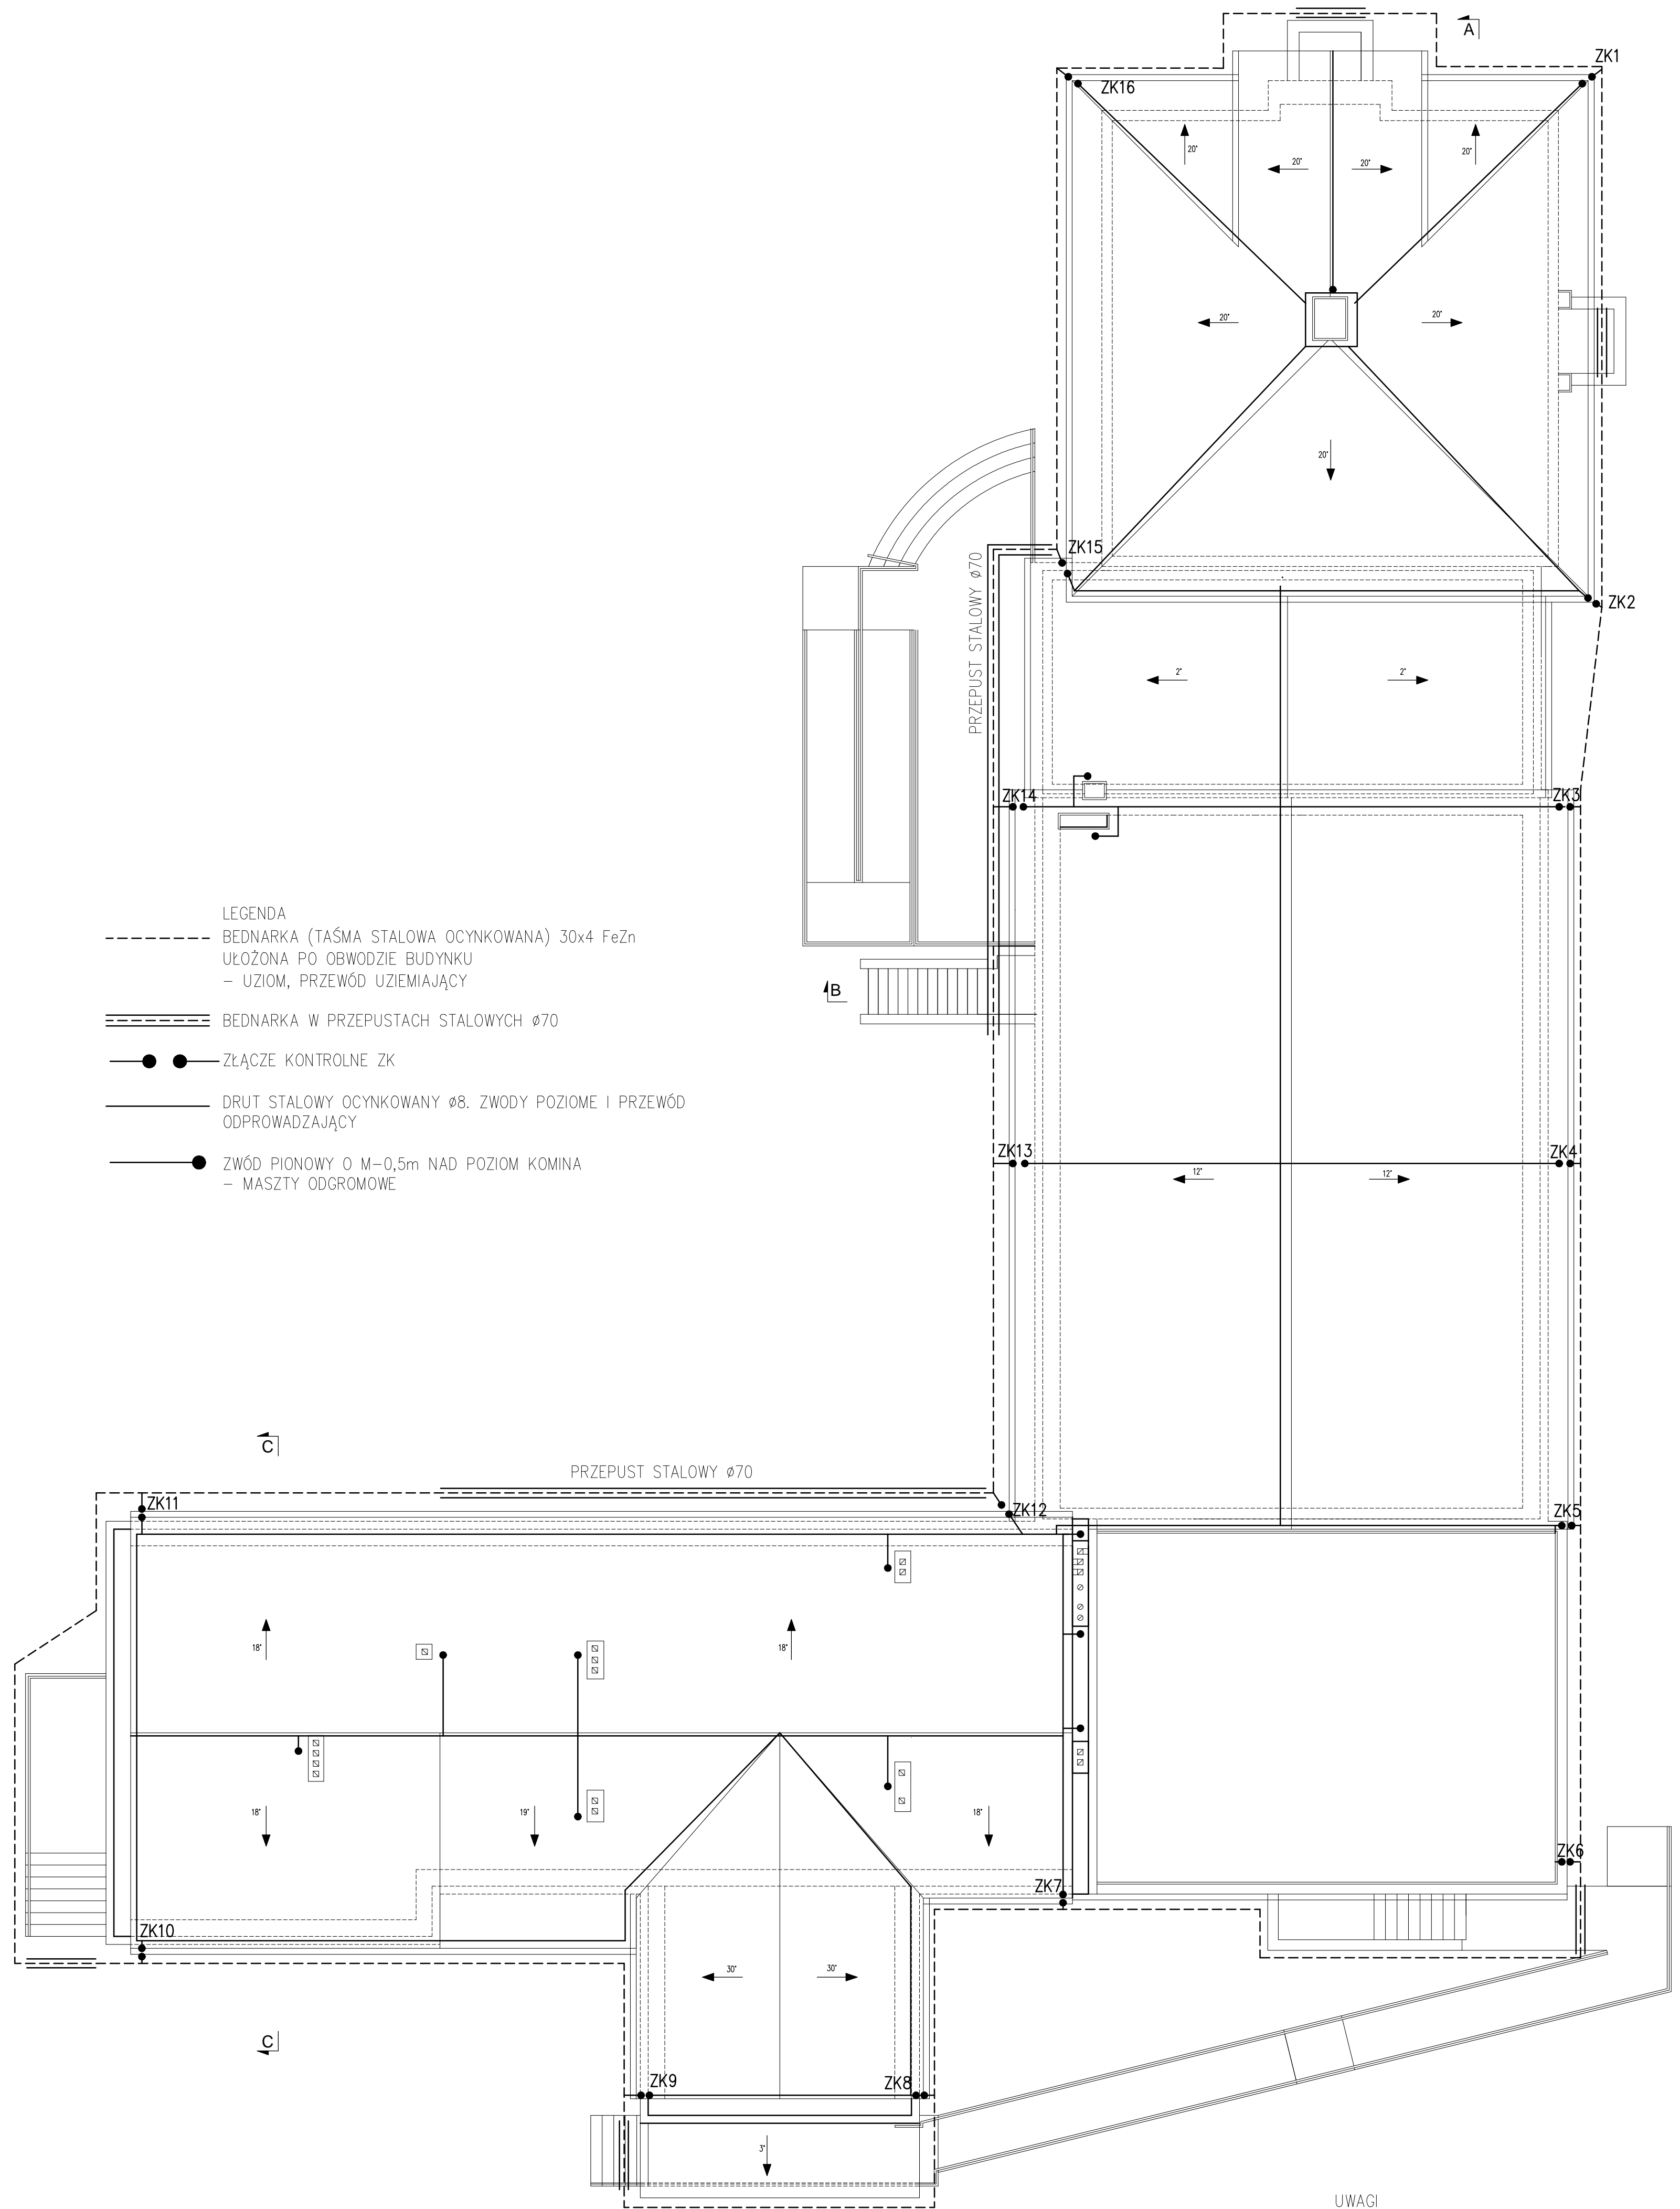

- UWAGI
- UZIOM OTOKOWY PROWADZIC W ZIEMI NA GŁĘBOKOŚCI 0,7m W ODLEGŁOŚCI 1,0m OD FUNDAMENTÓW BUDYNKU
 - ZŁĄCZA KONTROLNE INSTALOWAĆ W OBUDOWACH IZOLACYJNYCH WNĘKOWYCH ZABUDOWANYCH NA H=0,3m OD POZIOMU TERENU
 - PRZEWÓD ODPROWADZAJĄCY NALEŻY UKŁADAĆ W RURKACH PCV O GRUBOŚCI min 5mm UKŁÓŻONYCH W WARSTWIE OCIEPLAJĄCEJ
 - WYKONASTWO ZGODNIE Z PN-EN 62305

OPRACOWANE CHRONIŁE PRAWEM AUTORSKIM. ZMIANY LUB KOPROWANIE WYMAGAJĄ PISEMNEJ ZGODY AUTORÓW PROJEKTU.

PRACOWNIA PROJEKTOWA			
EM PROJEKT			
EWA NIERYCHLEWSKA-LULA, UL. KLASZTORNA 24, 87-630 SKĘPE TEL. 505 018 687			
OBIEKT	Przedszkole publiczne		
INWESTOR	Miasto i Gmina Skępe, ul. Kościelna 2, 87-630 Skępe		
ADRES OBIEKTU	Wioska, 87-630 Skępe, dz. nr 33/8, 33/19, 33/9, 33/11, 33/22, obr. Wioska		
BRANŻA	Elektryka - stan projektowany		
TEMAT RYSUNKU	Rzut dachu - Instalacja odgromowa		
SKALA RYS.	1:100	NR RYS.	E3
DATA	09.2016	PODPIS	
PROJEKTOWAŁ	Stanisław Stasięczek specjalność: instalacje elektryczne		